



专 业	姓 名	日 期
给 排 水		
暖 通		
专 业	姓 名	日 期
建 筑		
结 构		
电 气		

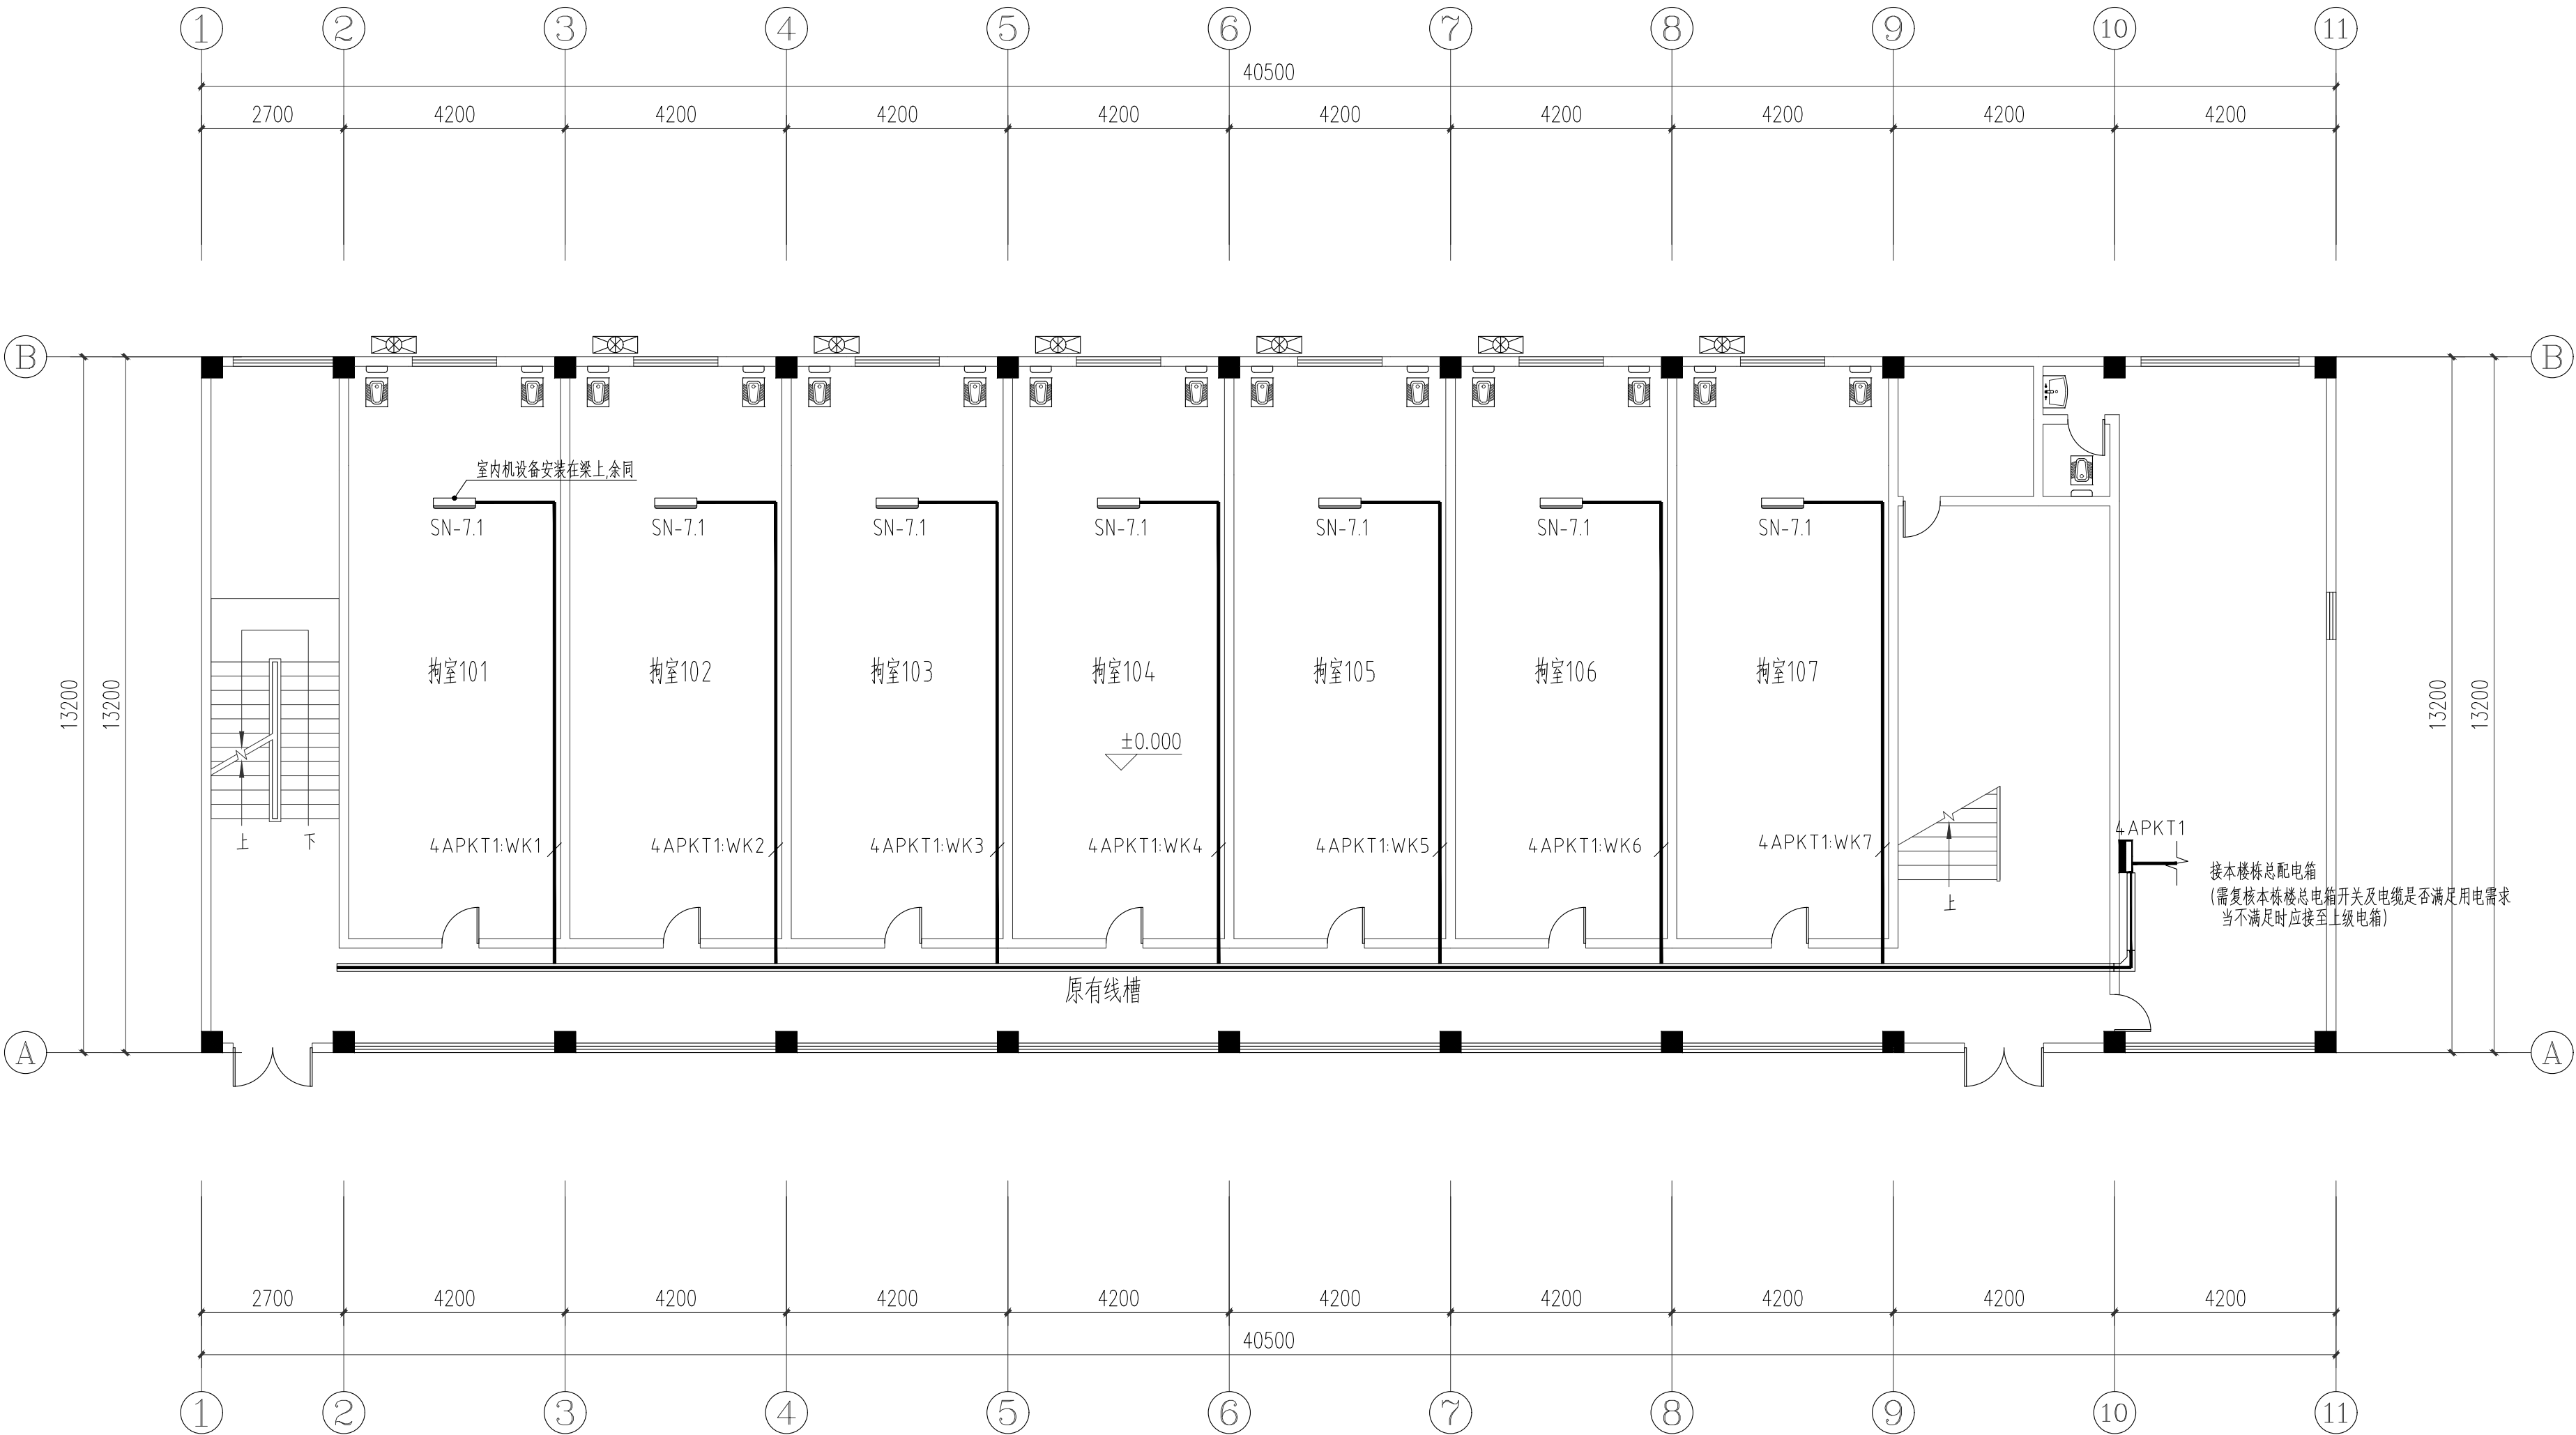

4 卅楼首层空调配电平面图 1:100

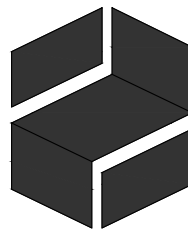

HEEWO

建筑设计甲级资质
设计证书号: A144010419-6/1

广东熹和工程设计有限公司
Guangdong Heewo Engineering Design Co., Ltd
广州市海珠区琶洲保利叁悦广场C塔12楼
TEL: +86 020-3195 0913

版次	修改日期	修改记录
REV.	Date	Description

工程设计出图专用章
Stamp for Engineering Design

注册师执业专用章
Registered Seal

设计签字		
Signature		
审 定 Authorized By	袁伟健	袁伟健
审 核 Approved By	邓瀚明	邓瀚明
项目负责 Principal	袁伟健	袁伟健
专业负责 Chief	邓瀚明	邓瀚明
校 对 Checked By	曹 明	曹 明
制 图 Drawn By	唐建洪	唐建洪
设 计 Design By	唐建洪	唐建洪

建设单位 Client	中山市公安局	
项目名称 Proj Name	中山市拘留所拘留室制冷设备安装工程	
子项名称 Subproject		
设计号 Project NO.	19-XHN005	
图纸名称 Sheet Name	4 卅楼首层空调配电平面图	
版本号 Revision No.	01	专 业 Discipline
日 期 Date	2020.08	图 号 Drawing NO.
比 例 Scale	1:100	设计阶段 Stage
		施工图