



专 业	姓 名	日 期
给 排 水		
电 气		
建 筑 结 构		
电 气		

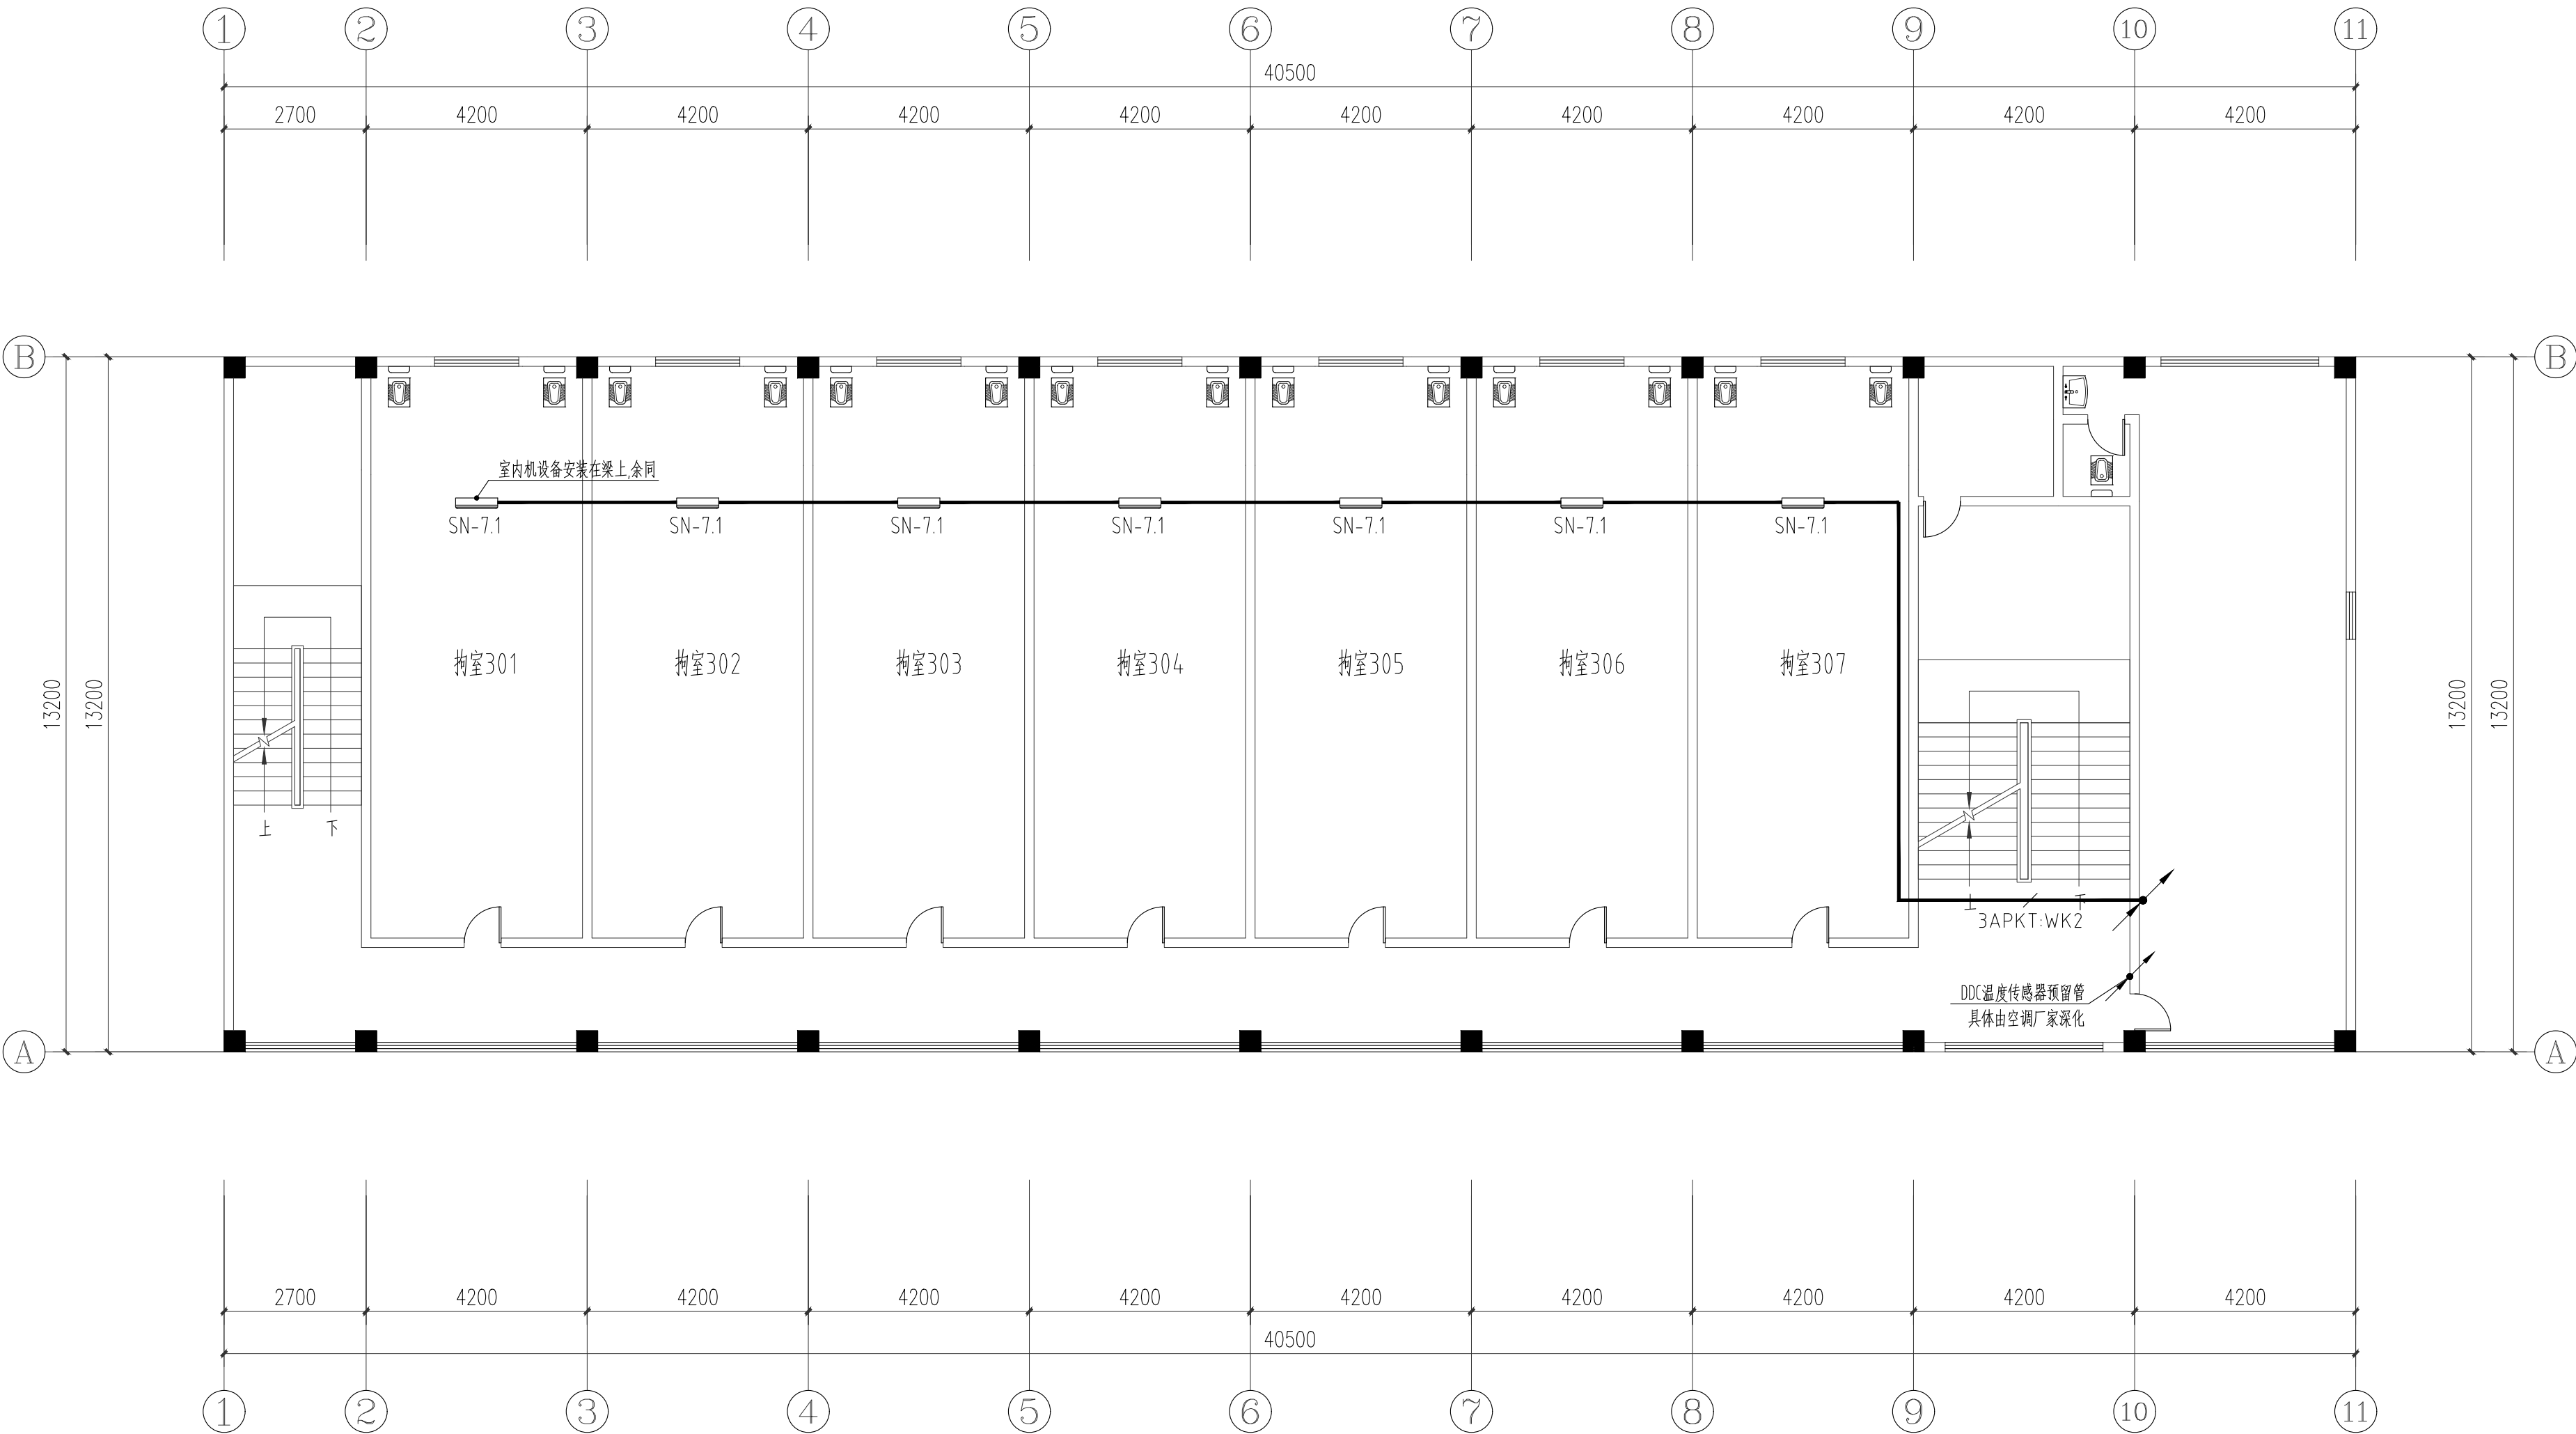

3#楼 3层空调配电平面图 1:100

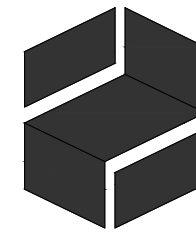

HEEWO

建筑设计甲级资质  
设计证书号: A144010419-6/1

广东熹和工程设计有限公司  
Guangdong Heewo Engineering Design Co., Ltd  
广州市海珠区琶洲保利叁悦广场C塔12楼  
TEL: +86 020-3195 0913

版次 REV.	修改日期 Date	修改记录 Description

工程设计出图专用章  
Stamp for Engineering Design

注册师执业专用章  
Registered Seal

设计签字 Signature		
审 定 Authorized By	袁伟健	袁伟健
审 核 Approved By	邓瀚明	邓瀚明
项目负责 Principal	袁伟健	袁伟健
专业负责 Chief	邓瀚明	邓瀚明
校 对 Checked By	曹 明	曹明
制 图 Drawn By	唐建洪	唐建洪
设 计 Design By	唐建洪	唐建洪

建设单位 Client	中山市公安局
项目名称 Proj Name	中山市拘留所看守所制冷设备安装工程
子项目名称 Subproject	
设计号 Project NO.	19-XHN005
图纸名称 Sheet Name	3#楼3层空调配电平面图

版本号 Revision No.	01	专 业 Discipline	电气
日 期 Date	2020.08	图 号 Drawing NO.	D-04
比 例 Scale	1:100	设计阶段 Stage	施工图