



专 业 水 通	姓 名	日 期
专 业 给 暖	姓 名	日 期
专 业 电 气	姓 名	日 期
专 业 建 结	姓 名	日 期

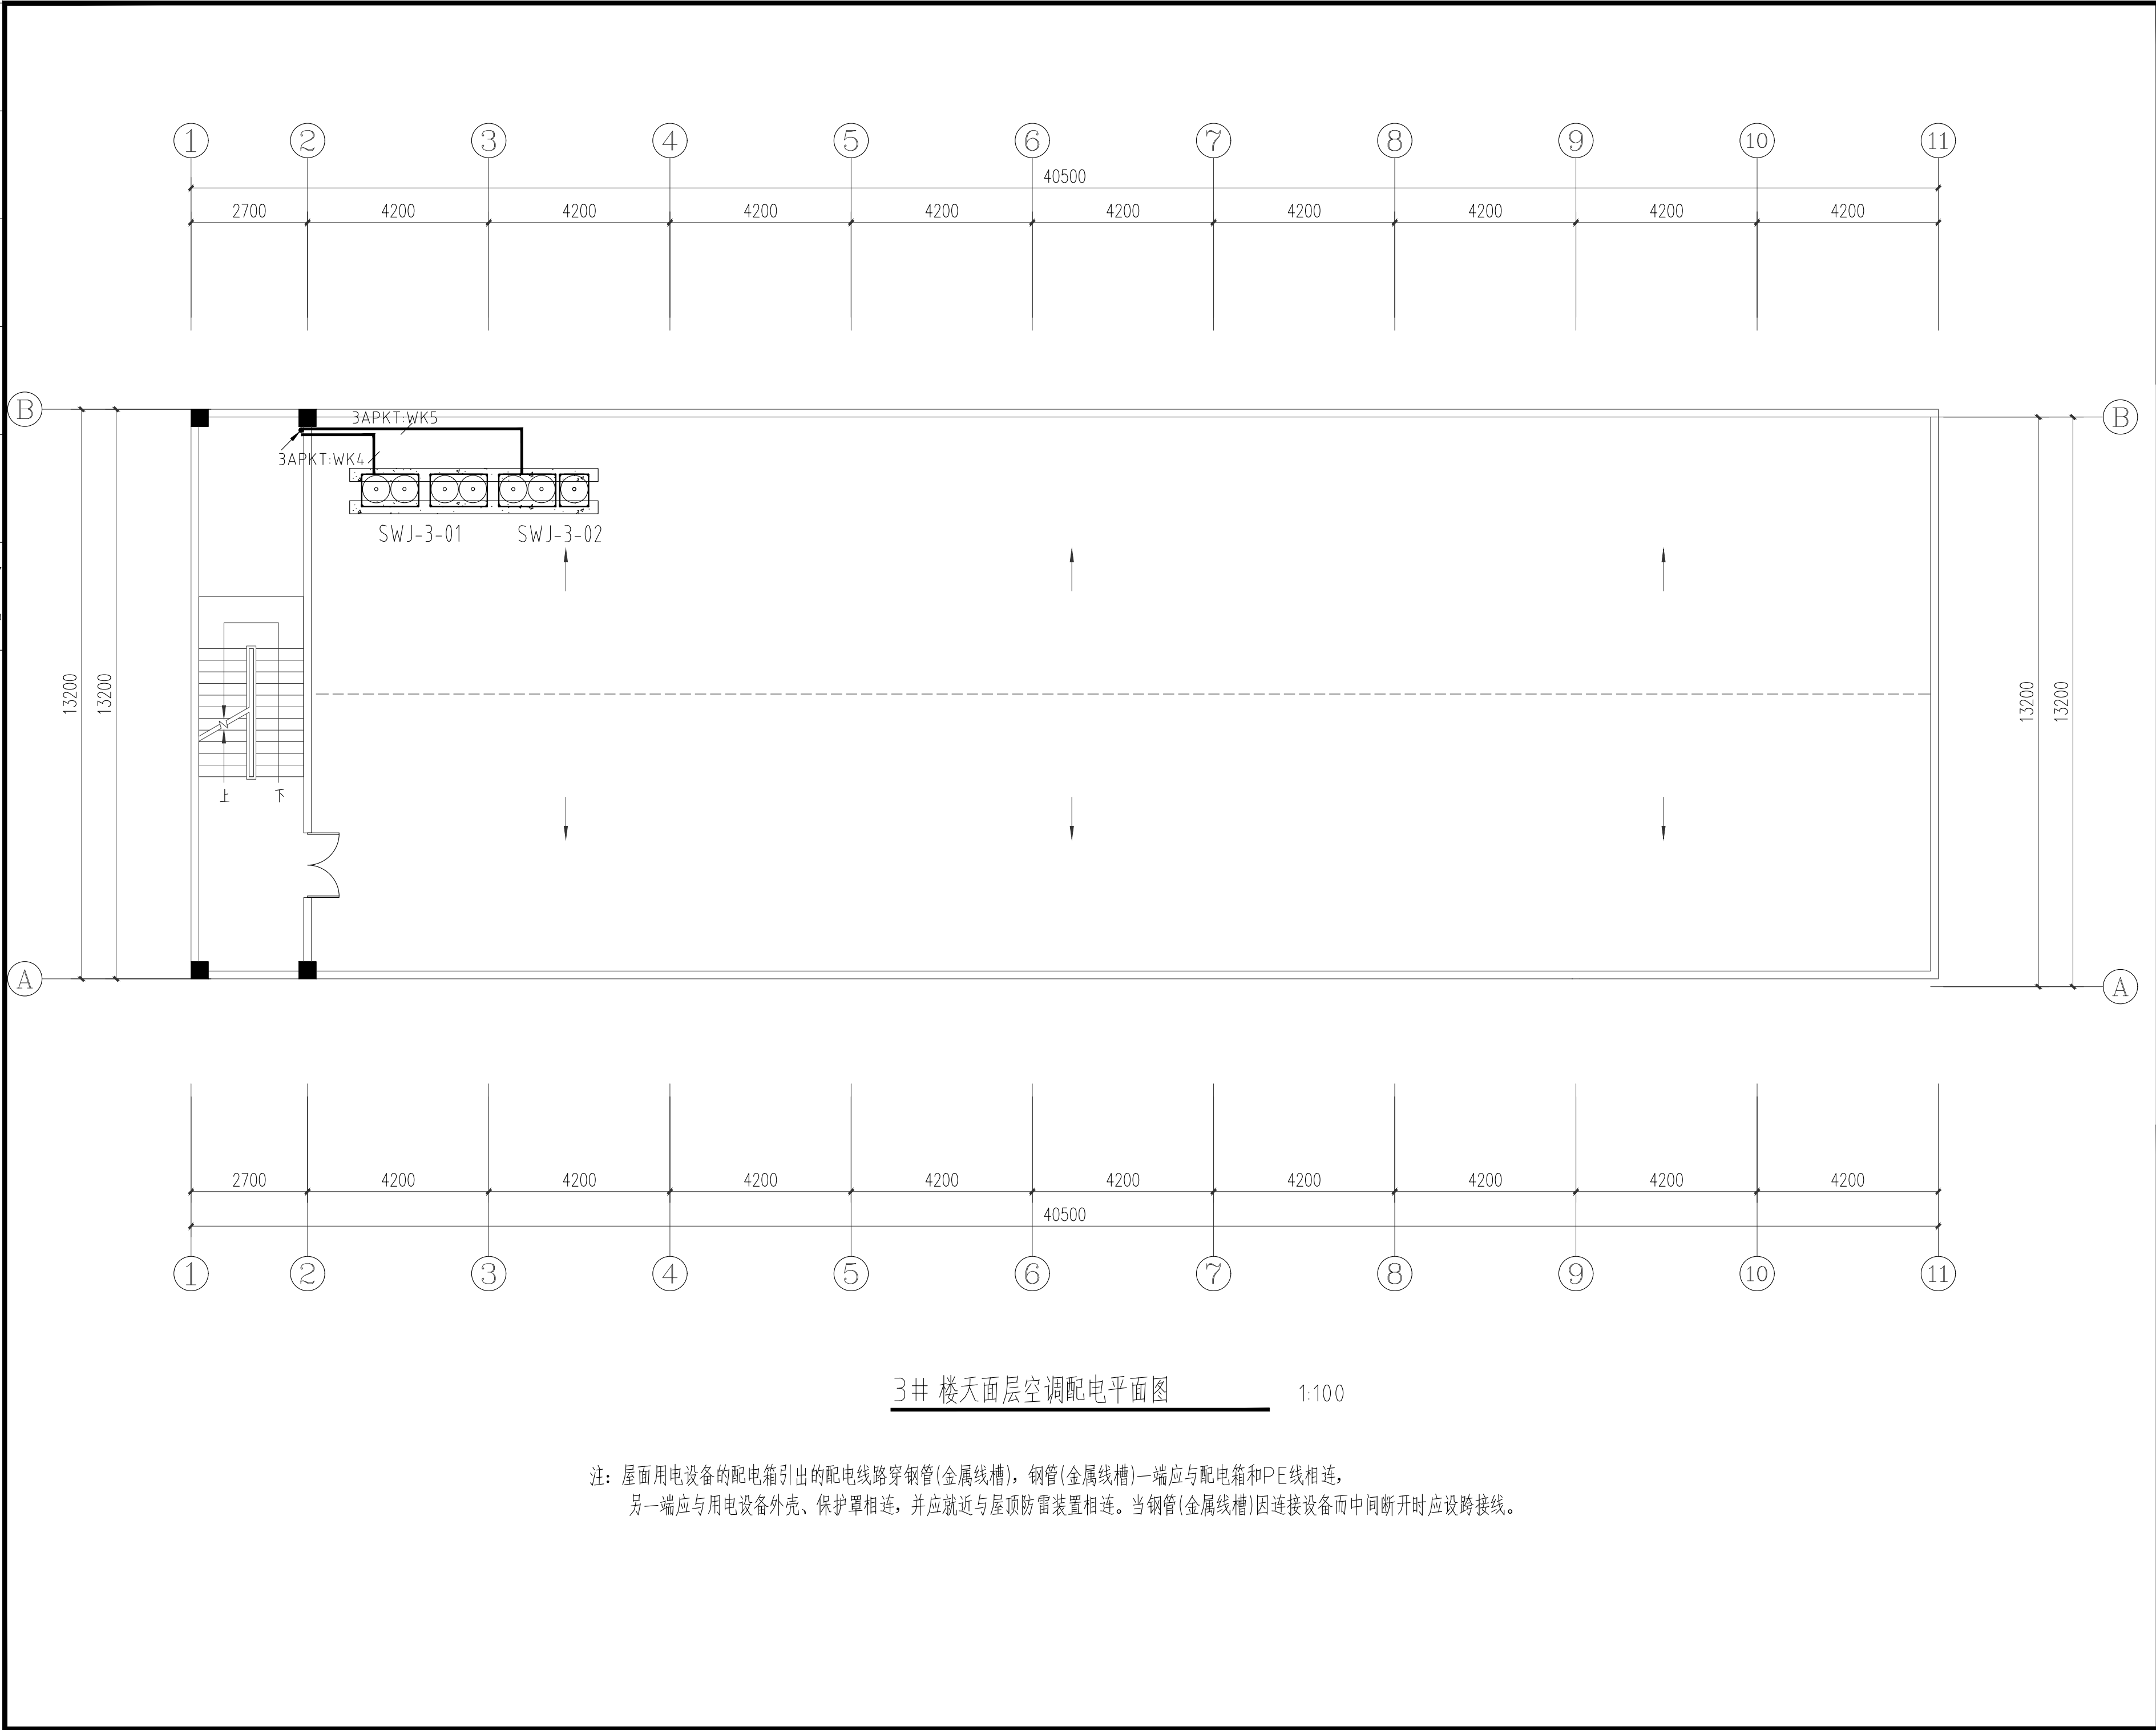

注：屋面用电设备的配电箱引出的配电线路穿钢管(金属线槽)，钢管(金属线槽)一端应与配电箱和PE线相连，另一端应与用电设备外壳、保护罩相连，并应就近与屋顶防雷装置相连。当钢管(金属线槽)因连接设备而中间断开时应设跨接线。

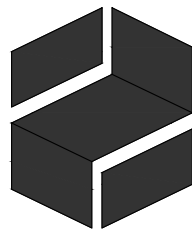

HEEWO

建筑设计甲级资质
设计证书号：A144010419-6/1

广东熹和工程设计有限公司
Guangdong Heewo Engineering Design Co., Ltd
广州市海珠区琶洲保利叁悦广场C塔12楼
TEL: +86 020-3195 0913

版次 REV.	修改日期 Date	修改记录 Description

工程设计出图专用章
Stamp for Engineering Design

注册师执业专用章
Registered Seal

设 计 签 字 Signature		
审 定 Authorized By	袁伟健	袁伟健
审 核 Approved By	邓瀚明	邓瀚明
项目负责 Principal	袁伟健	袁伟健
专业负责 Chief	邓瀚明	邓瀚明
校 对 Checked By	曹 明	曹 明
制 图 Drawn By	唐建洪	唐建洪
设 计 Design By	唐建洪	唐建洪

建设单位 Client	中山市公安局		
项目名称 Proj Name	中山市拘留所拘留室制冷设备安装工程		
子项目名称 Subproject			
设计号 Project NO.	19-XHN005		
图纸名称 Sheet Name	3#楼天面层空调配电平面图		
版本号 Revision No.	01	专 业 Discipline	电气
日 期 Date	2020.08	图 号 Drawing NO.	D-06
比 例 Scale	1:100	设计阶段 Stage	施工图

未盖出图及执业专用章本图无效