



专业	姓名	日期	专业	姓名	日期
建筑			给排水		
结构			暖通		
电气					

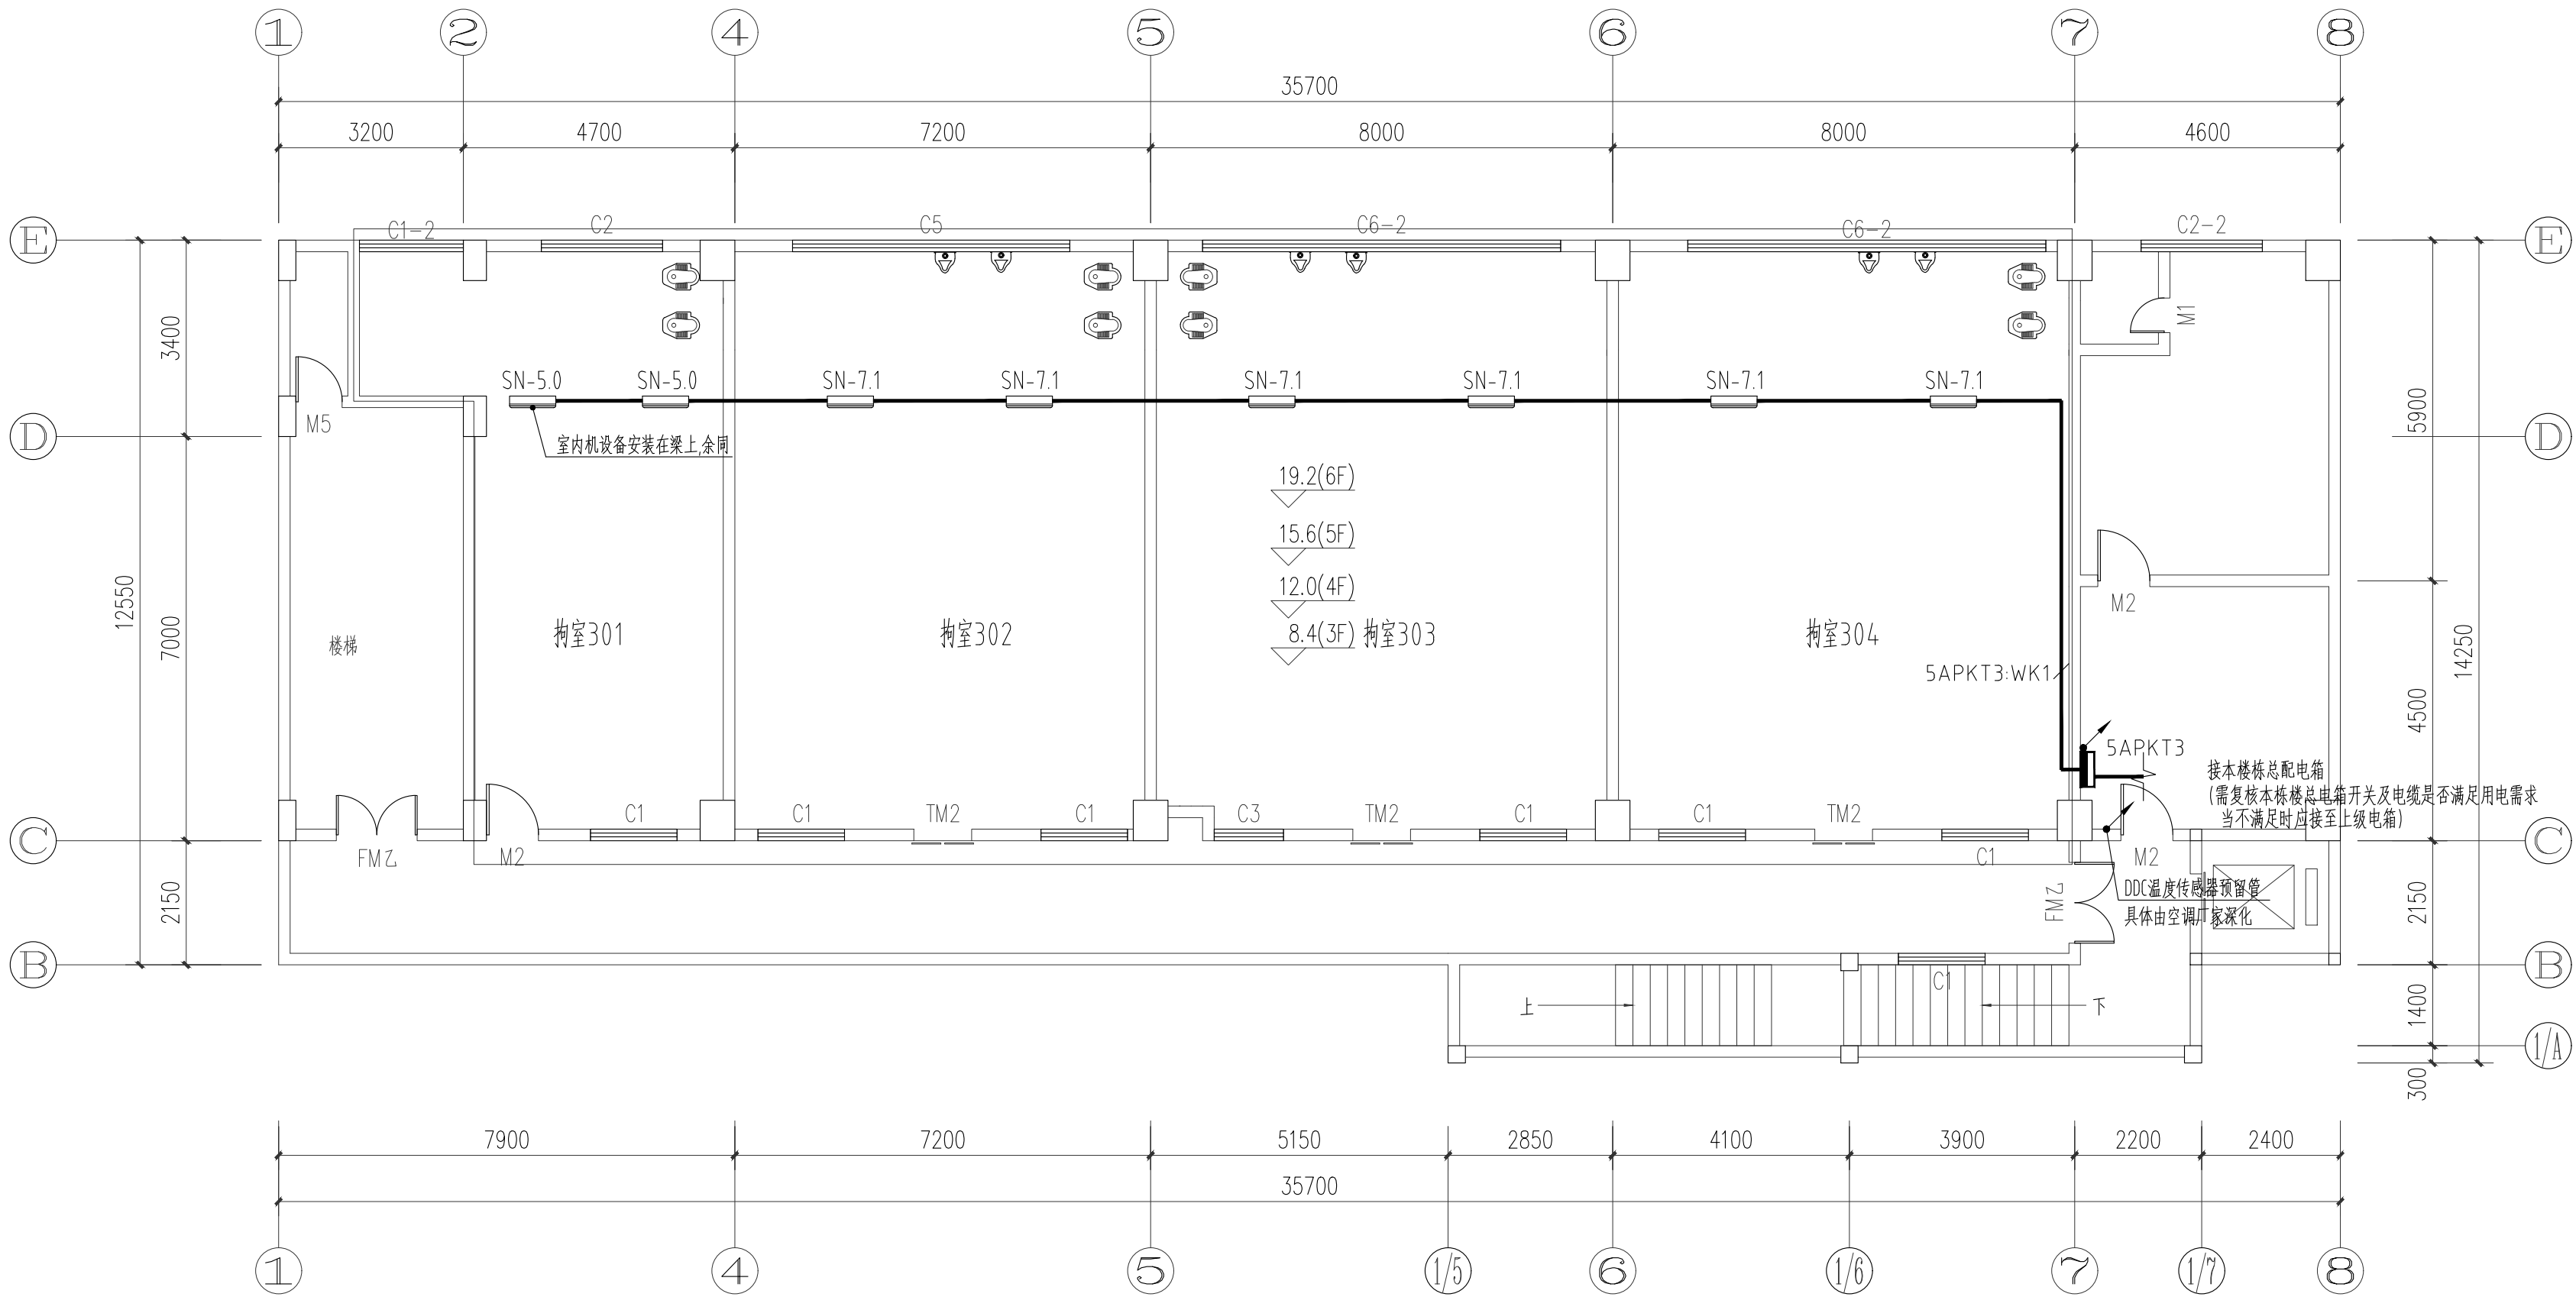

5#楼3层空调配电平面图 1:100

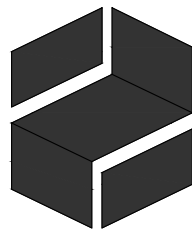

HEEWO

建筑设计甲级资质  
设计证书号: A144010419-6/1

广东熹和工程设计有限公司  
Guangdong Heewo Engineering Design Co., Ltd  
广州市海珠区琶洲保利叁悦广场C塔12楼  
TEL: +86 020-3195 0913

版次	修改日期	修改记录
REV.	Date	Description

工程设计出图专用章  
Stamp for Engineering Design

注册师执业专用章  
Registered Seal

设计签字		
Signature		
审定 Authorized By	袁伟健	袁伟健
审核 Approved By	邓瀚明	邓瀚明
项目负责人 Principal	袁伟健	袁伟健
专业负责 Chief	邓瀚明	邓瀚明
校对 Checked By	曹明	曹明
制图 Drawn By	唐建洪	唐建洪
设计 Design By	唐建洪	唐建洪

建设单位 Client	中山市公安局
项目名称 Proj Name	中山市拘留所拘留室制冷设备安装工程
子项目名称 Subproject	
设计号 Project NO.	19-XHN005
图纸名称 Sheet Name	5#楼3层空调配电平面图

版本号 Revision No.	01	专业 Discipline	电气
日期 Date	2020.08	图号 Drawing NO.	D-09
比例 Scale	1:100	设计阶段 Stage	施工图