



专业名称	姓名	日期	专业名称	姓名	日期
建筑构造			给排水		
结构			暖通		
电气					

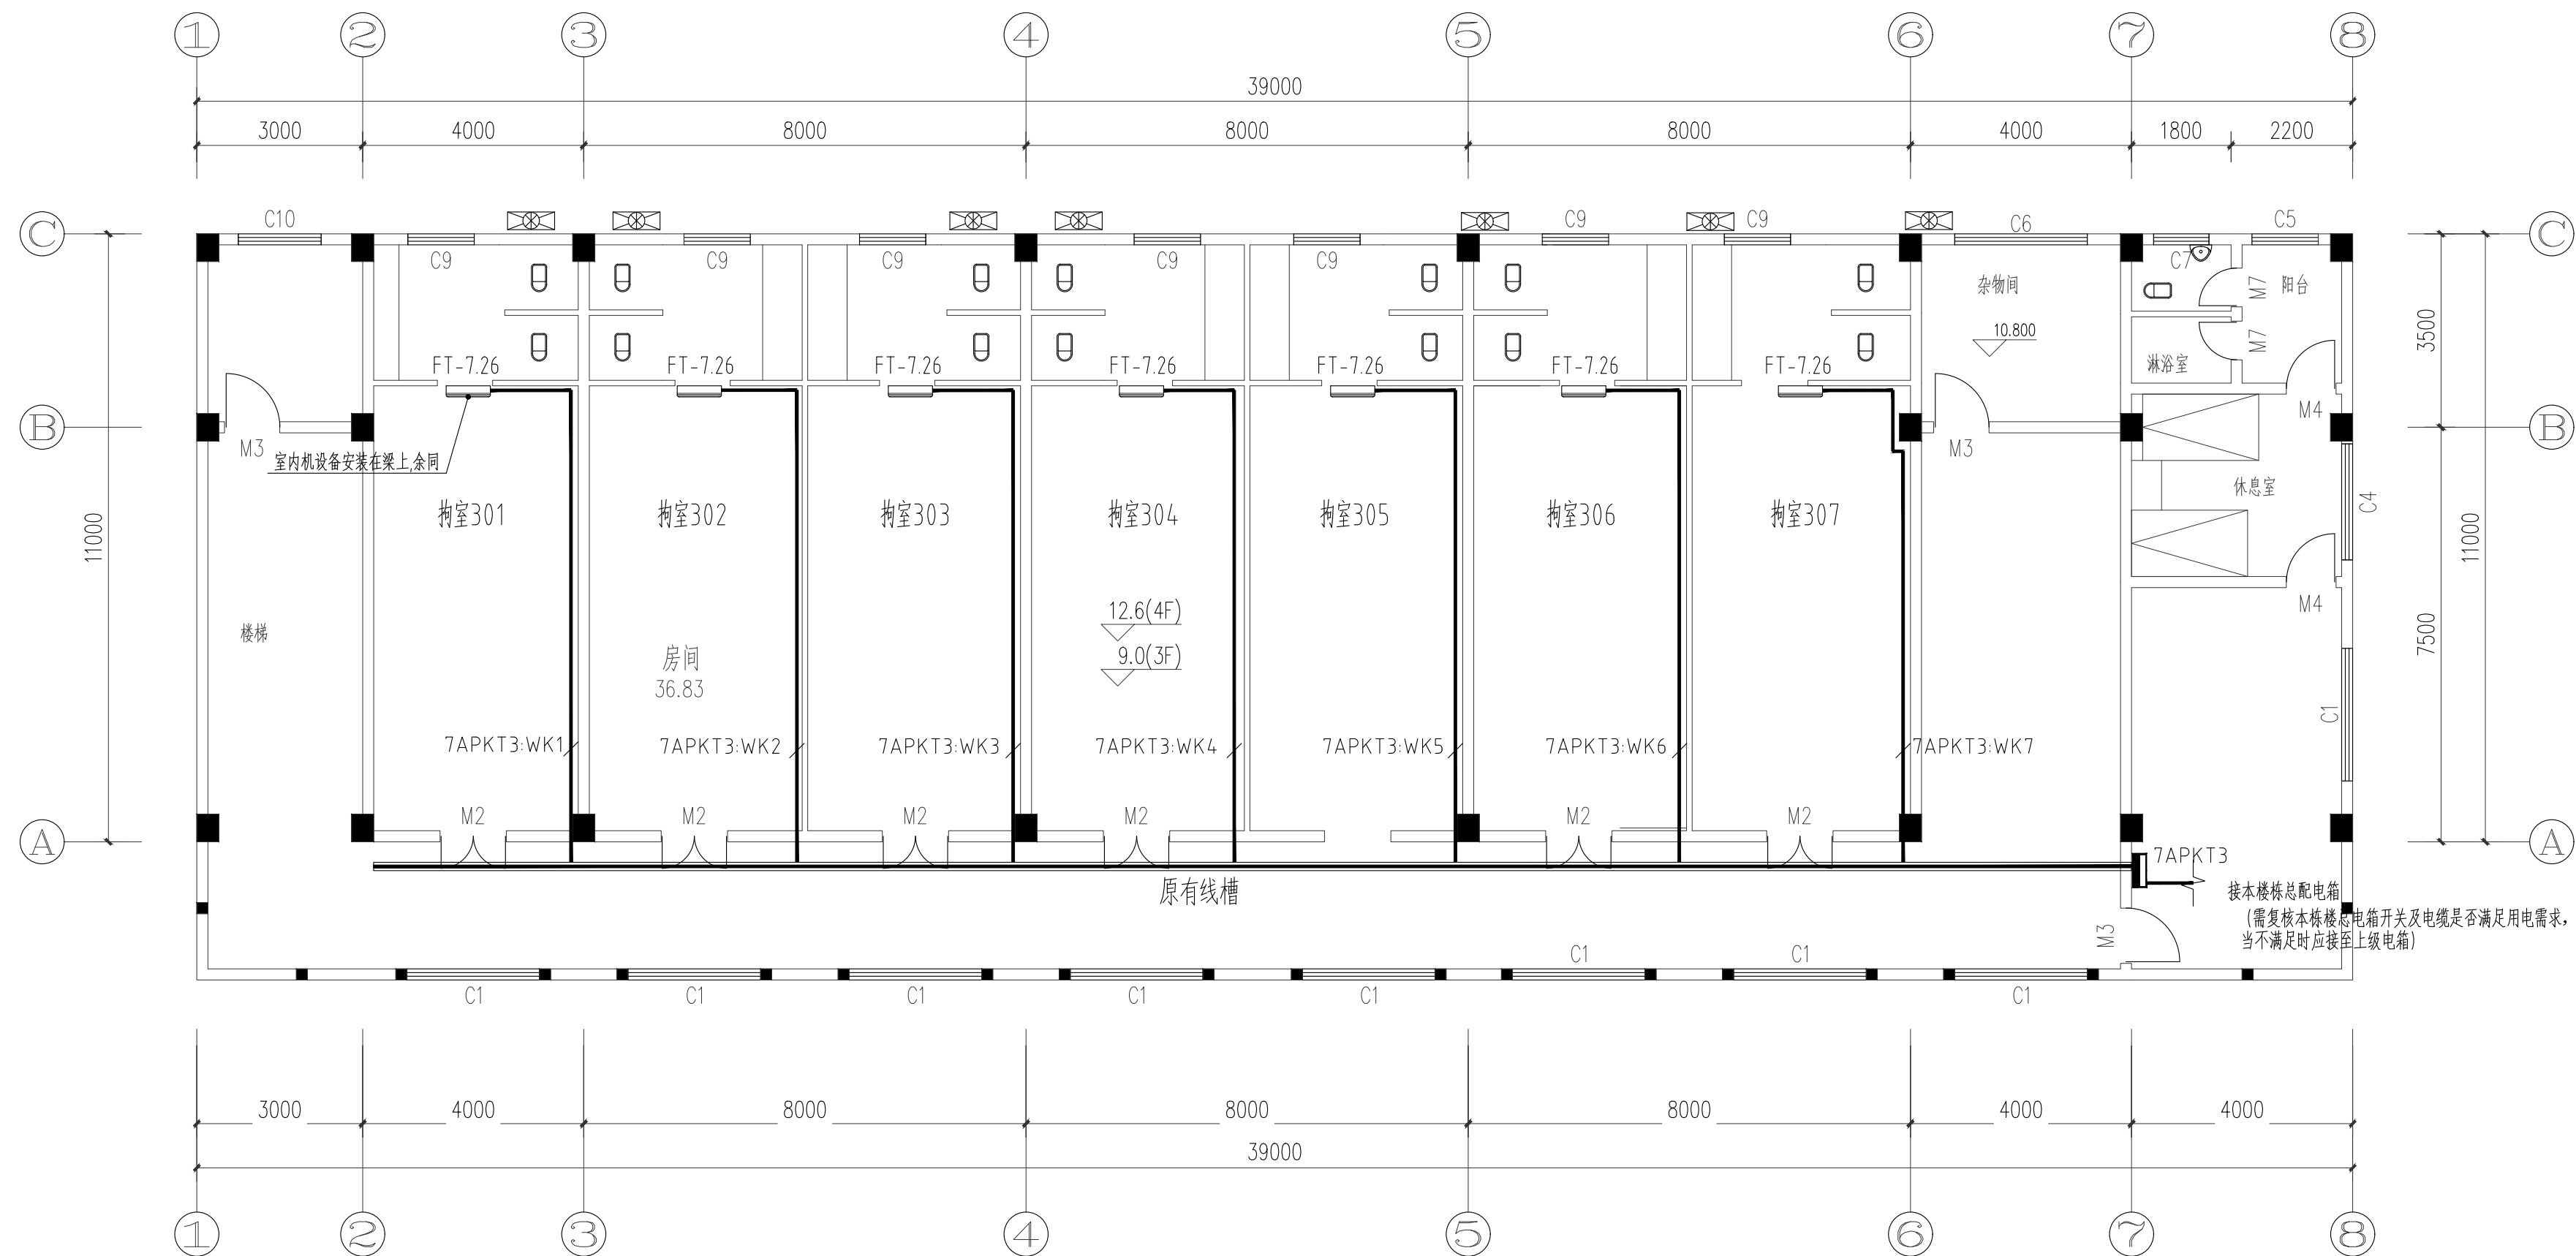

7#楼 3层空调配电平面图 1:100

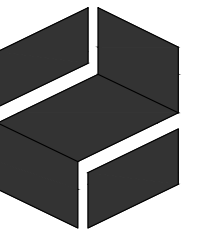

HEEWO
建筑设计甲级资质
计证书号: A144010419-6/1

广东熹和工程设计有限公司
Guangdong Heewo Engineering Design Co., Ltd
广州市海珠区琶洲保利叁悦广场C塔12楼
TEL:+86 020-3195 0913

版次 REV.	修改日期 Date	修改记录 Description

工程设计出图专用章
Stamp for Engineering Design

注册师执业专用章
Registered Seal

设计签字		
Signature		
审定 Authorized By	袁伟健	袁伟健
审核 Approved By	邓灏明	邓灏明
项目负责 Principal	袁伟健	袁伟健
专业负责 Chief	邓灏明	邓灏明
校对 Checked By	曹明	曹明
制图 Drawn By	唐建洪	唐建洪
设计 Design By	唐建洪	唐建洪

建设单位 Client	中山市公安局
----------------	--------

项目名称 Proj Name	中山市拘留所拘室制冷设备安装工程
-------------------	------------------

子项名称 Subproject	
--------------------	--

设计号 Project NO.	19-XHN005
--------------------	-----------

Project No.	

图纸名称	7#楼3层空调配电平面图
Sheet Name	

版本号 Revision No.	01	专 业 Discipline	电气
日 期 Date	2020.08	图 号 Drawing NO.	D-14
比 例 Scale	1:100	设计阶段 Stage	施工图

未盖出图及执业专用章本图无效