



专业名称	姓名	日期	专业名称	姓名	日期
建筑			给排水		
结构			暖通		
电气					

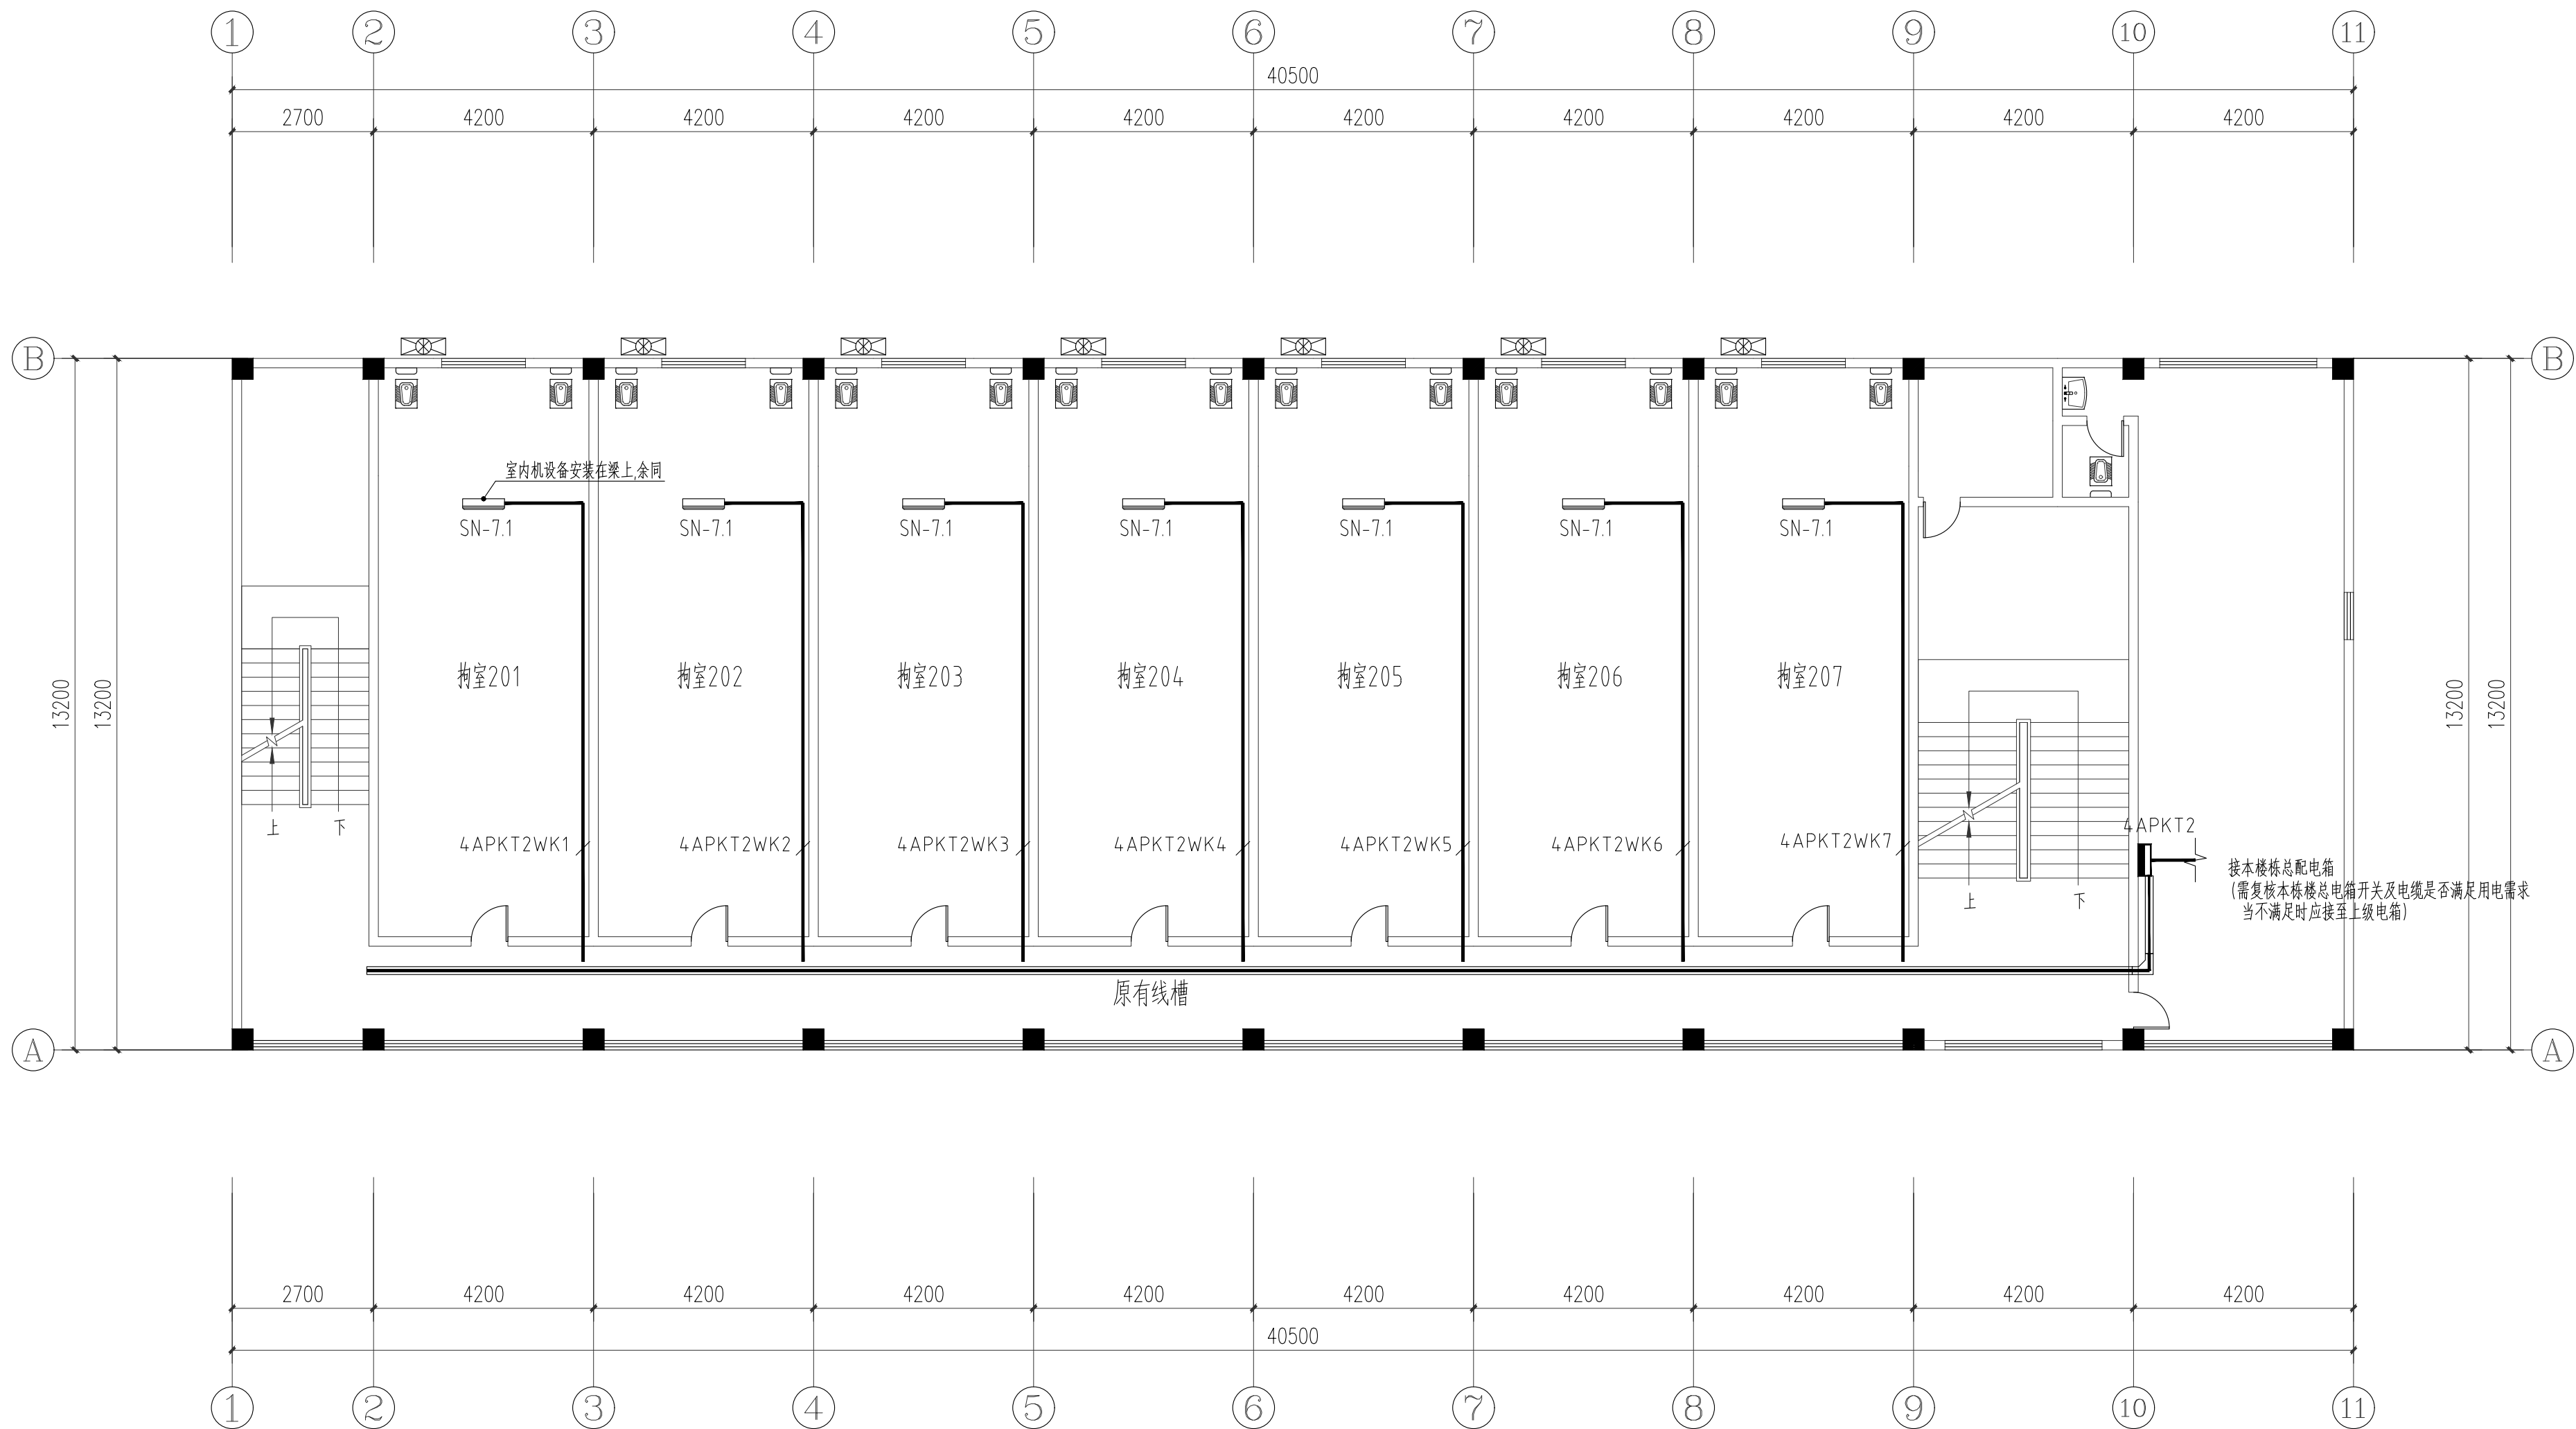

4井楼 2层空调配电平面图 1:100

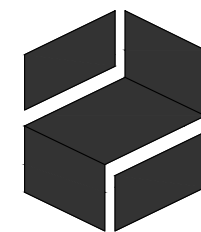

HEEWO

建筑设计甲级资质
设计证书号: A144010419-6/1

广东熹和工程设计有限公司
Guangdong Heewo Engineering Design Co., Ltd
广州市海珠区琶洲保利叁悦广场C塔12楼
TEL: +86 020-3195 0913

版次 REV.	修改日期 Date	修改记录 Description

工程设计出图专用章
Stamp for Engineering Design

注册师执业专用章
Registered Seal

设计签
Signature

审定 Authorized By	袁伟健	袁伟健
审核 Approved By	邓灏明	邓灏明
项目负责人 Principal	袁伟健	袁伟健
专业负责 Chief	邓灏明	邓灏明
校对 Checked By	曹明	曹明
制图 Drawn By	唐建洪	唐建洪
设计 Design By	唐建洪	唐建洪

建设单位 Client	中山市公安局
----------------	--------

项目名称 Proj Name	中山市拘留所拘室制冷设备安装工程
-------------------	------------------

子项名称 Subproject	
--------------------	--

设计号 Project NO.	19-XHN005
--------------------	-----------

图纸名称 Sheet Name	4#楼2层空调配电平面图
--------------------	--------------

版本号 Revision No.	01	专 业 Discipline	电气
日 期 Date	2020.08	图 号 Drawing NO.	D-08
比 例 Scale	1:100	设计阶段 Stage	施工图

未盖出图及执业专用章本图无效