




专业名称		姓名	日期	专业名称		姓名	日期
建筑构造				给排水			
电气				暖通			

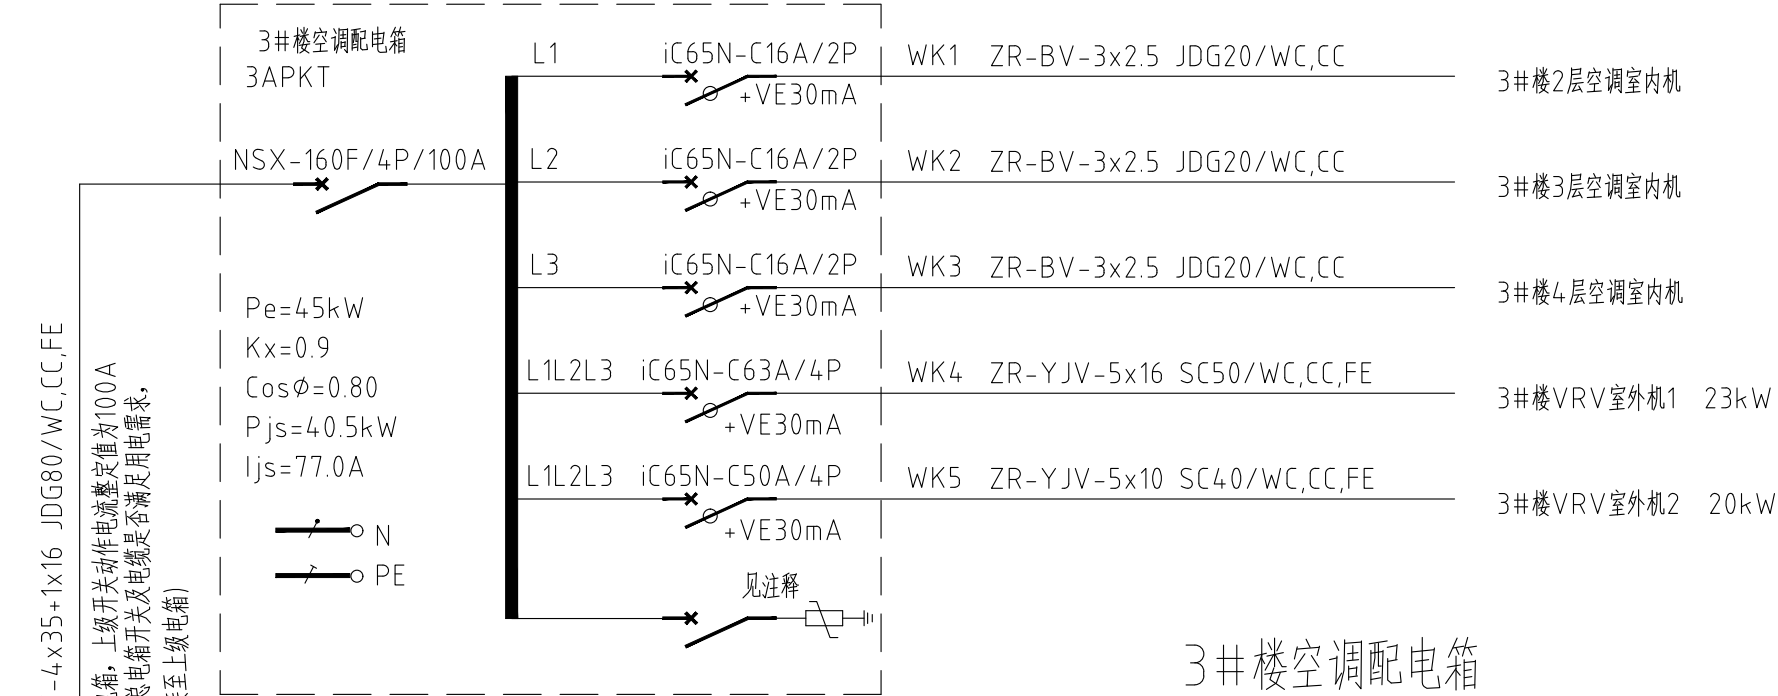


3#楼空调配电箱

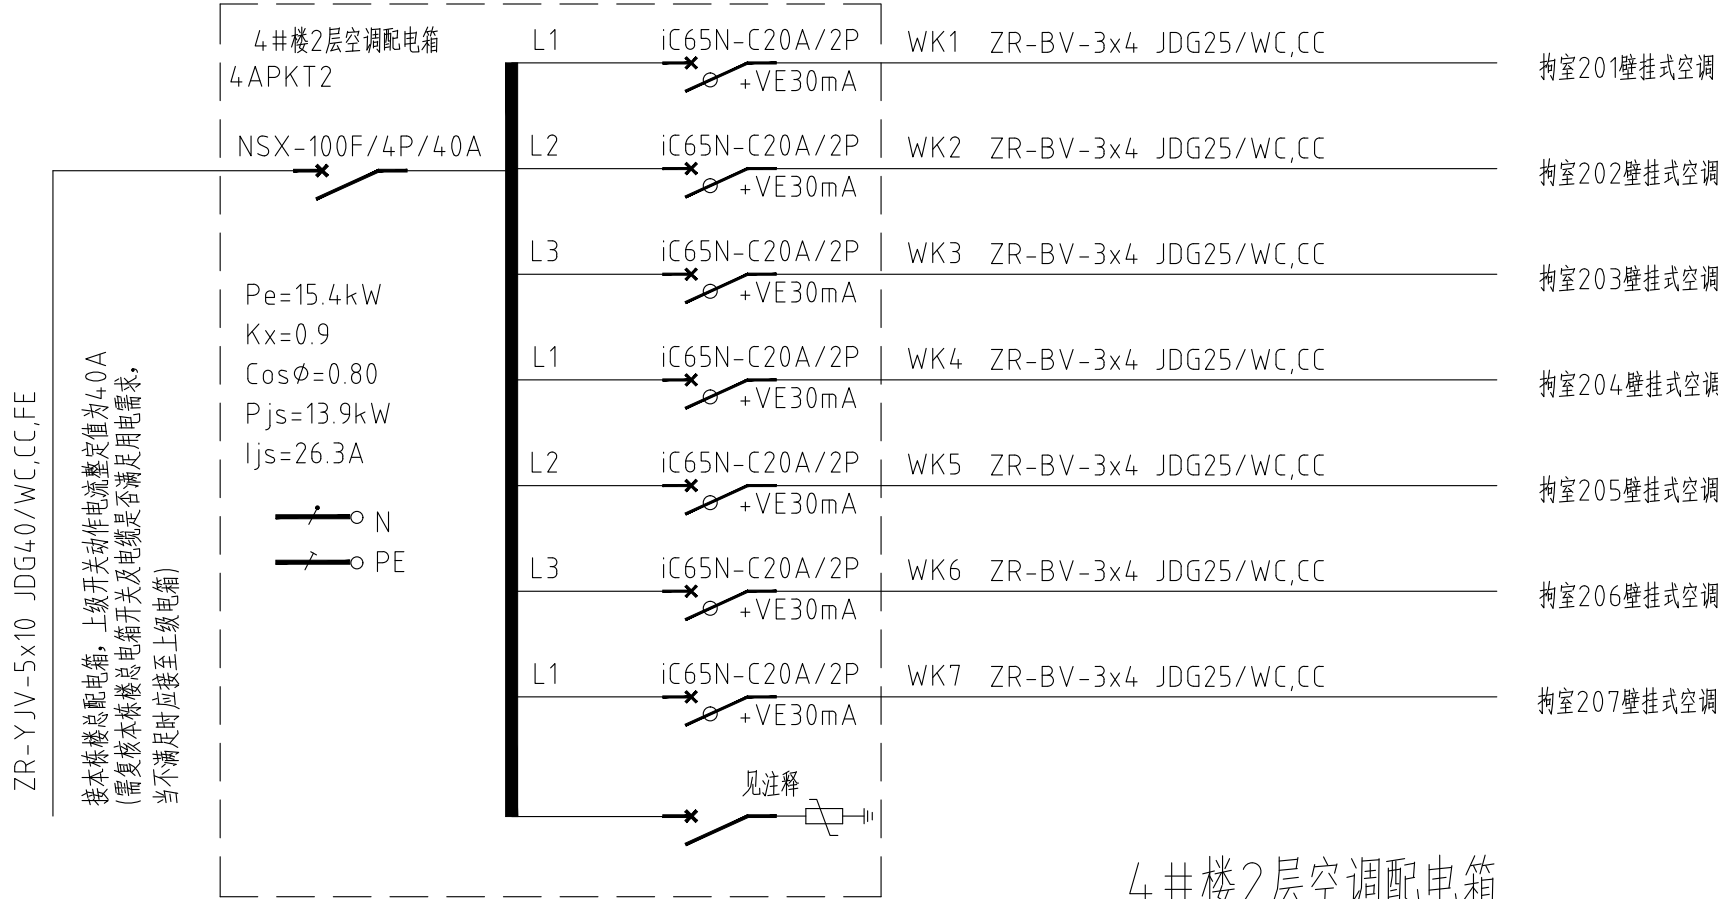


4井楼2层空调配电箱

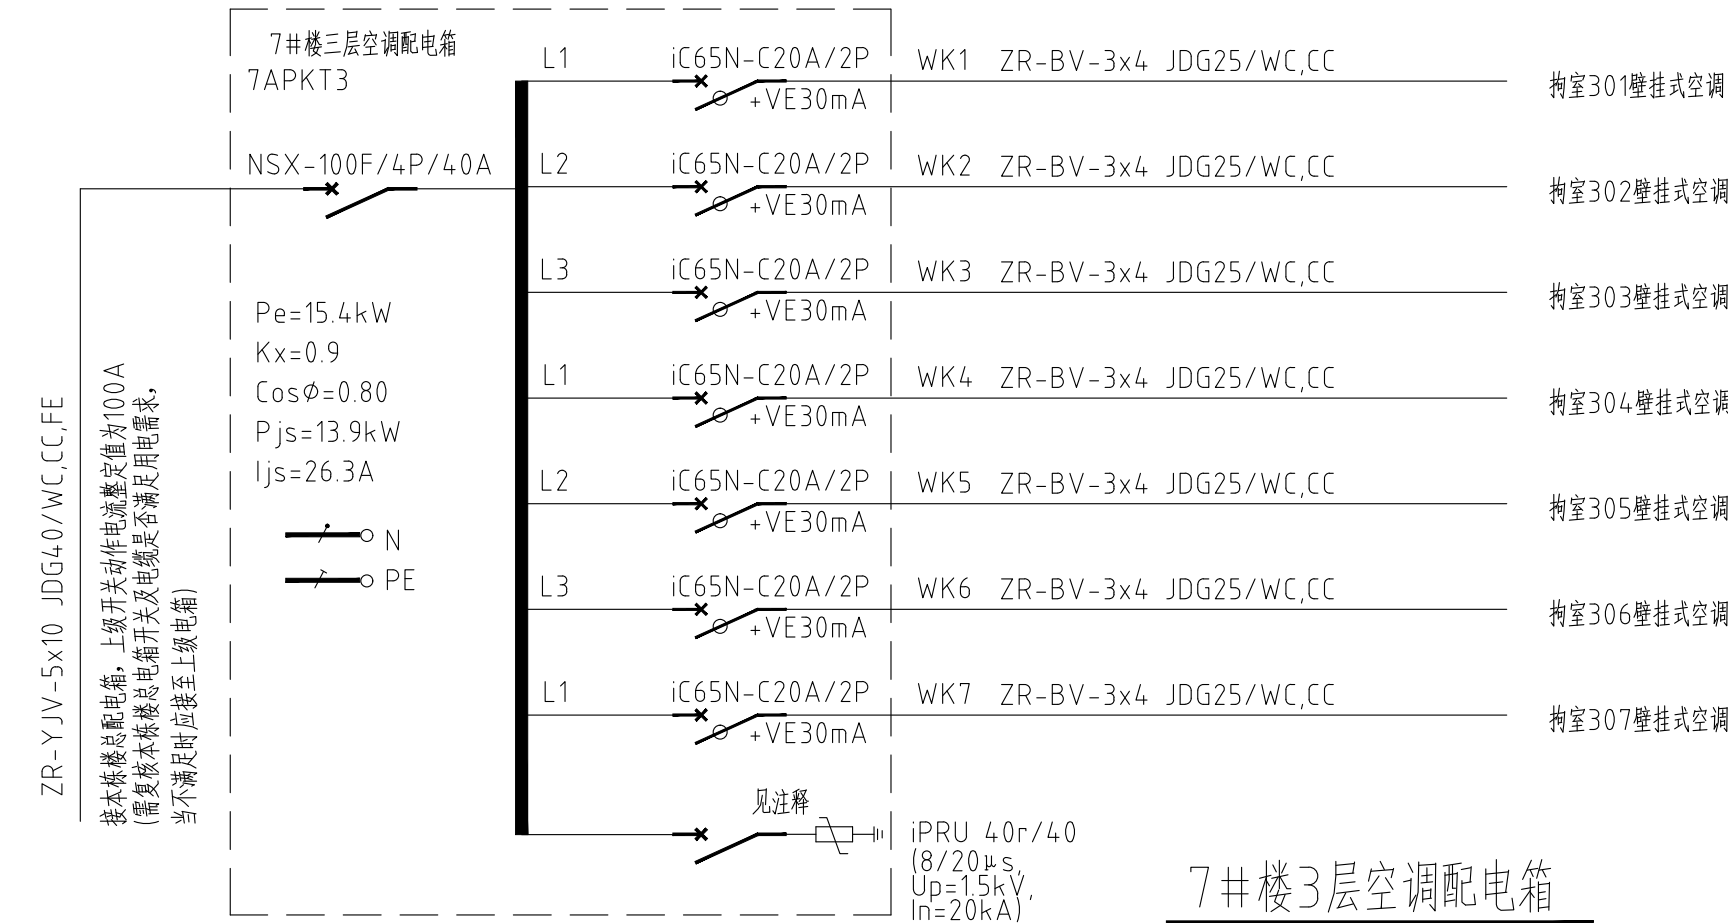


7#楼3层空调配电箱

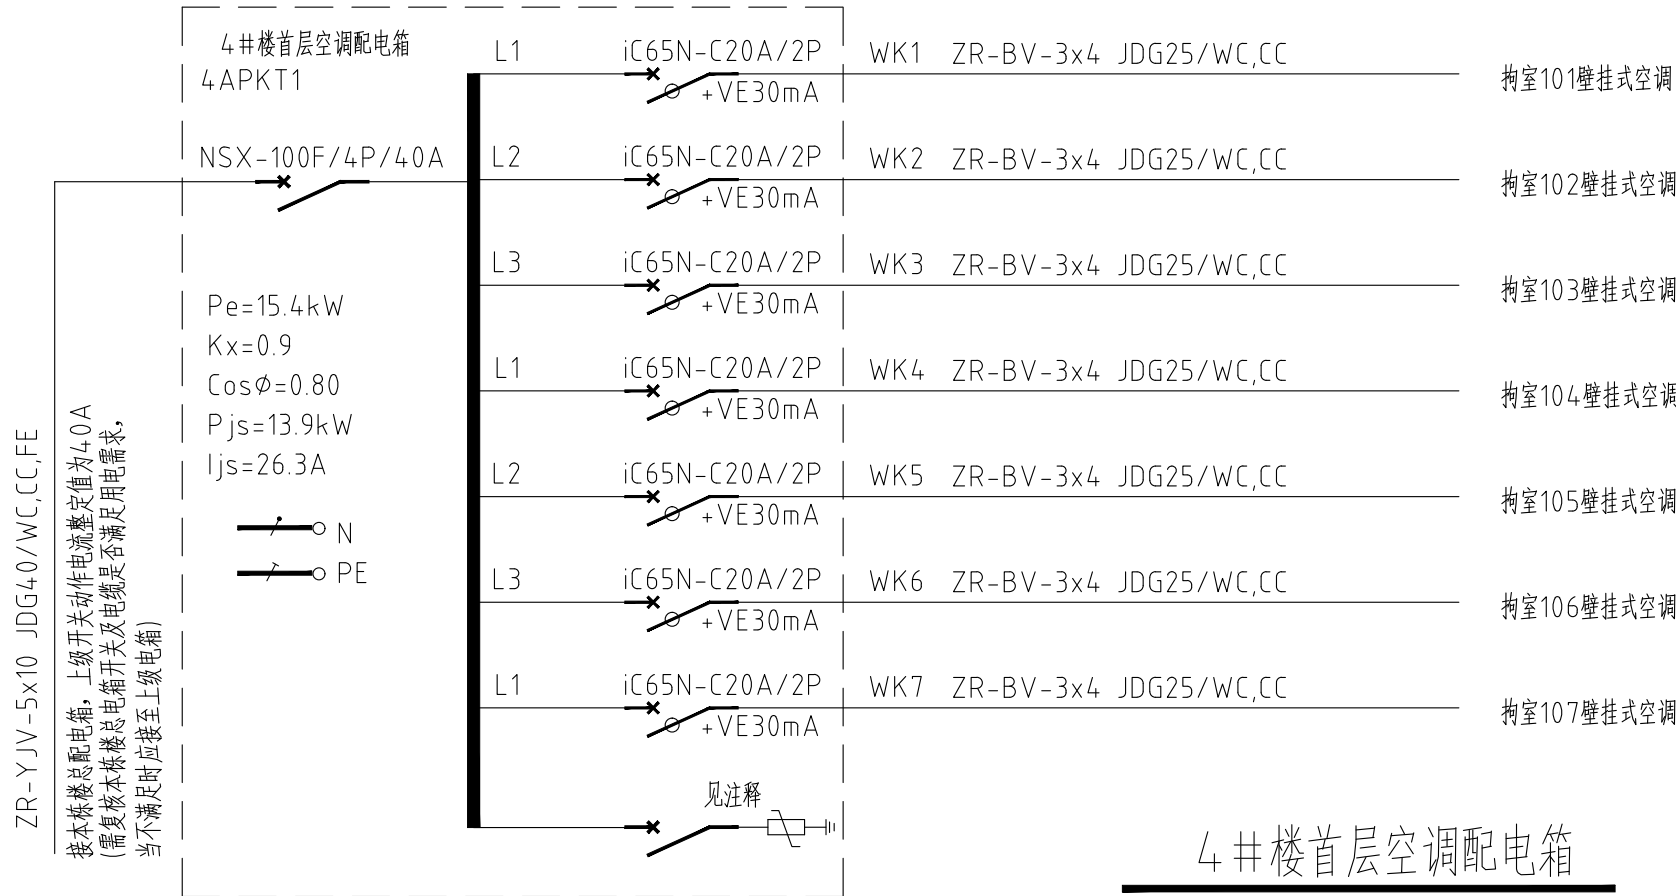

4井楼首层空调配电箱

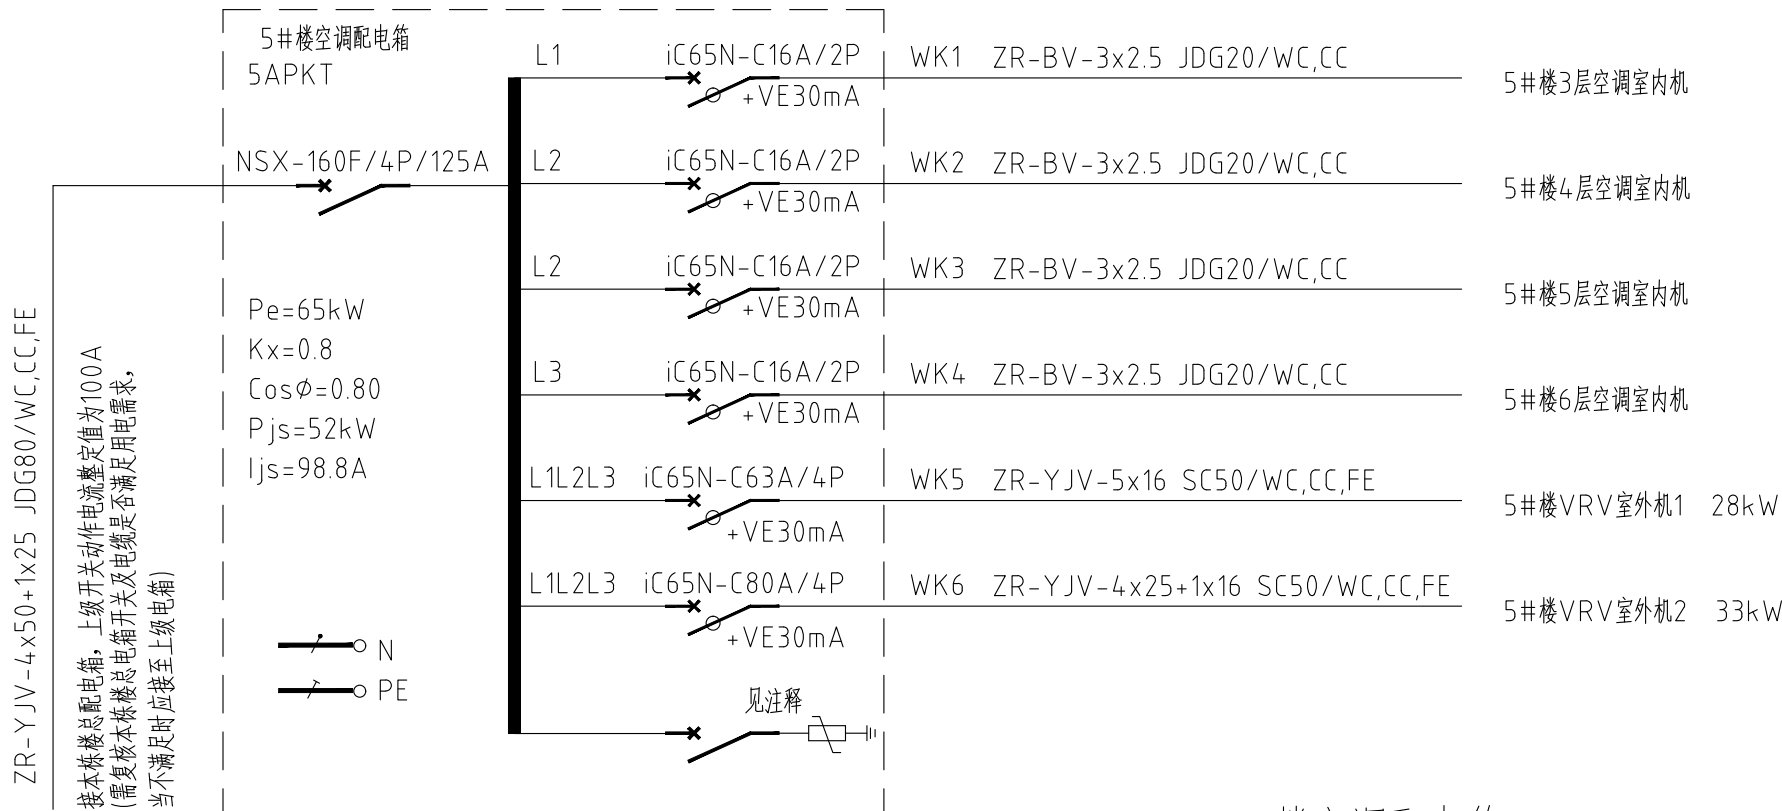


5#楼空调配电箱

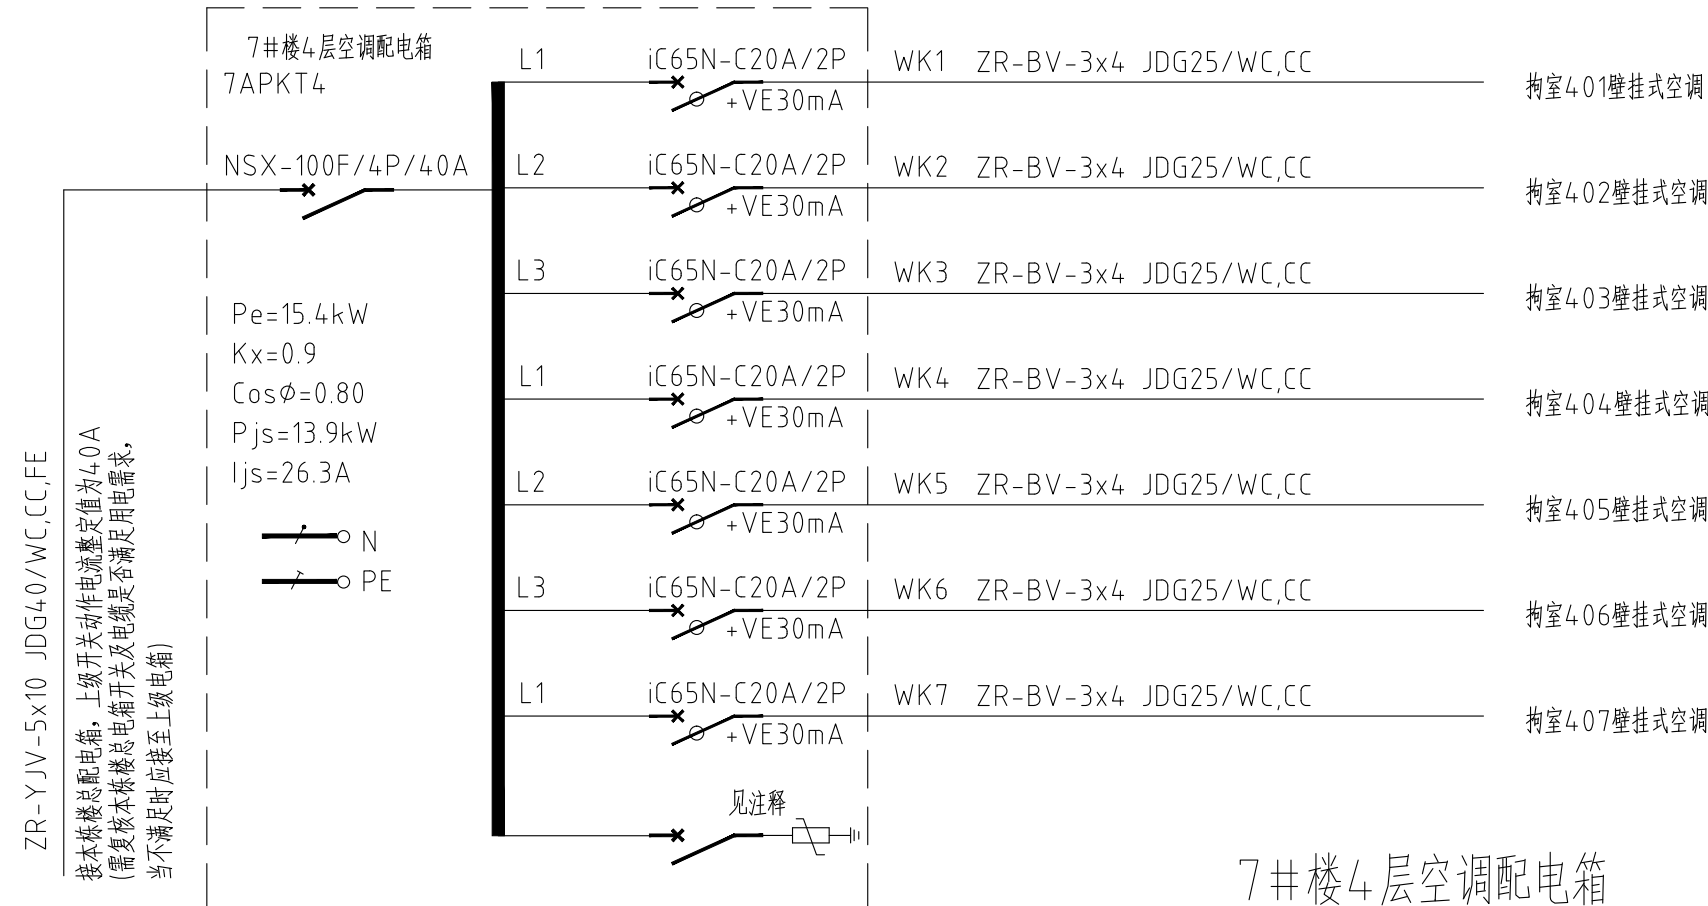

7#楼4层空调配电箱

注：当配电箱进线电缆从室外引进时，采用一级试验浪涌保护器，元件参数为IPRF1 12.5V_{Up}=1.5kV，I_n=25kA，10/350μs，其专用后备保护装置为iSCB1 25；当配电箱进线电缆接至楼栋内配电箱时，采用二级试验浪涌保护器，元件参数为IPRU 40r_{Up}=1.5kV，I_n=20kA，8/20μs，其专用后备保护装置为iSCB2 40。

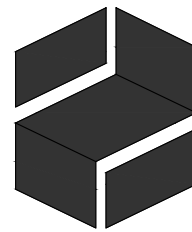

HEEWO

建筑设计甲级资质
设计证书号：A144010419-6/1

广东熹和工程设计有限公司
Guangdong Heewo Engineering Design Co., Ltd
广州市海珠区琶洲保利叁悦广场C塔12楼
TEL:+86 020-3195 0913

版次 REV.	修改日期 Date	修改记录 Description

工程设计出图专用章
Stamp for Engineering Design

注册师执业专用章

设计签
Signature

审 定 Authorized By	袁伟健	袁伟健
审 核 Approved By	邓灏明	邓灏明
项目负责 Principal	袁伟健	袁伟健
专业负责 Chief	邓灏明	邓灏明
校 对 Checked By	曹 明	曹 明
制 图 Drawn By	唐建洪	唐建洪
设 计 Design By	唐建洪	唐建洪

建设单位 Client	中山市公安局
----------------	--------

项目名称 Proj Name	中山市拘留所拘室制冷设备安装工程
-------------------	------------------

子项名称 Subproject	
--------------------	--

设计号	19-XHN005
-----	-----------

Project No.	

图纸名称	配电系统图
Sheet Name	

版本号 Revision No.	01	专 业 Discipline	电气
日 期 Date	2020.08	图 号 Drawing NO.	D-02
比 例 Scale	1:100	设计阶段 Stage	施工图

未盖出图及执业专用章本图无效