



| 专业名称 | 姓名 | 日期 | 专业名称 | 姓名 | 日期 |
|------|----|----|-------|----|----|
| 专业名称 | 姓名 | 日期 | 给排水工程 | 姓名 | 日期 |
| 专业名称 | 姓名 | 日期 | 暖通工程 | 姓名 | 日期 |
| 专业名称 | 姓名 | 日期 | 电气工程 | 姓名 | 日期 |

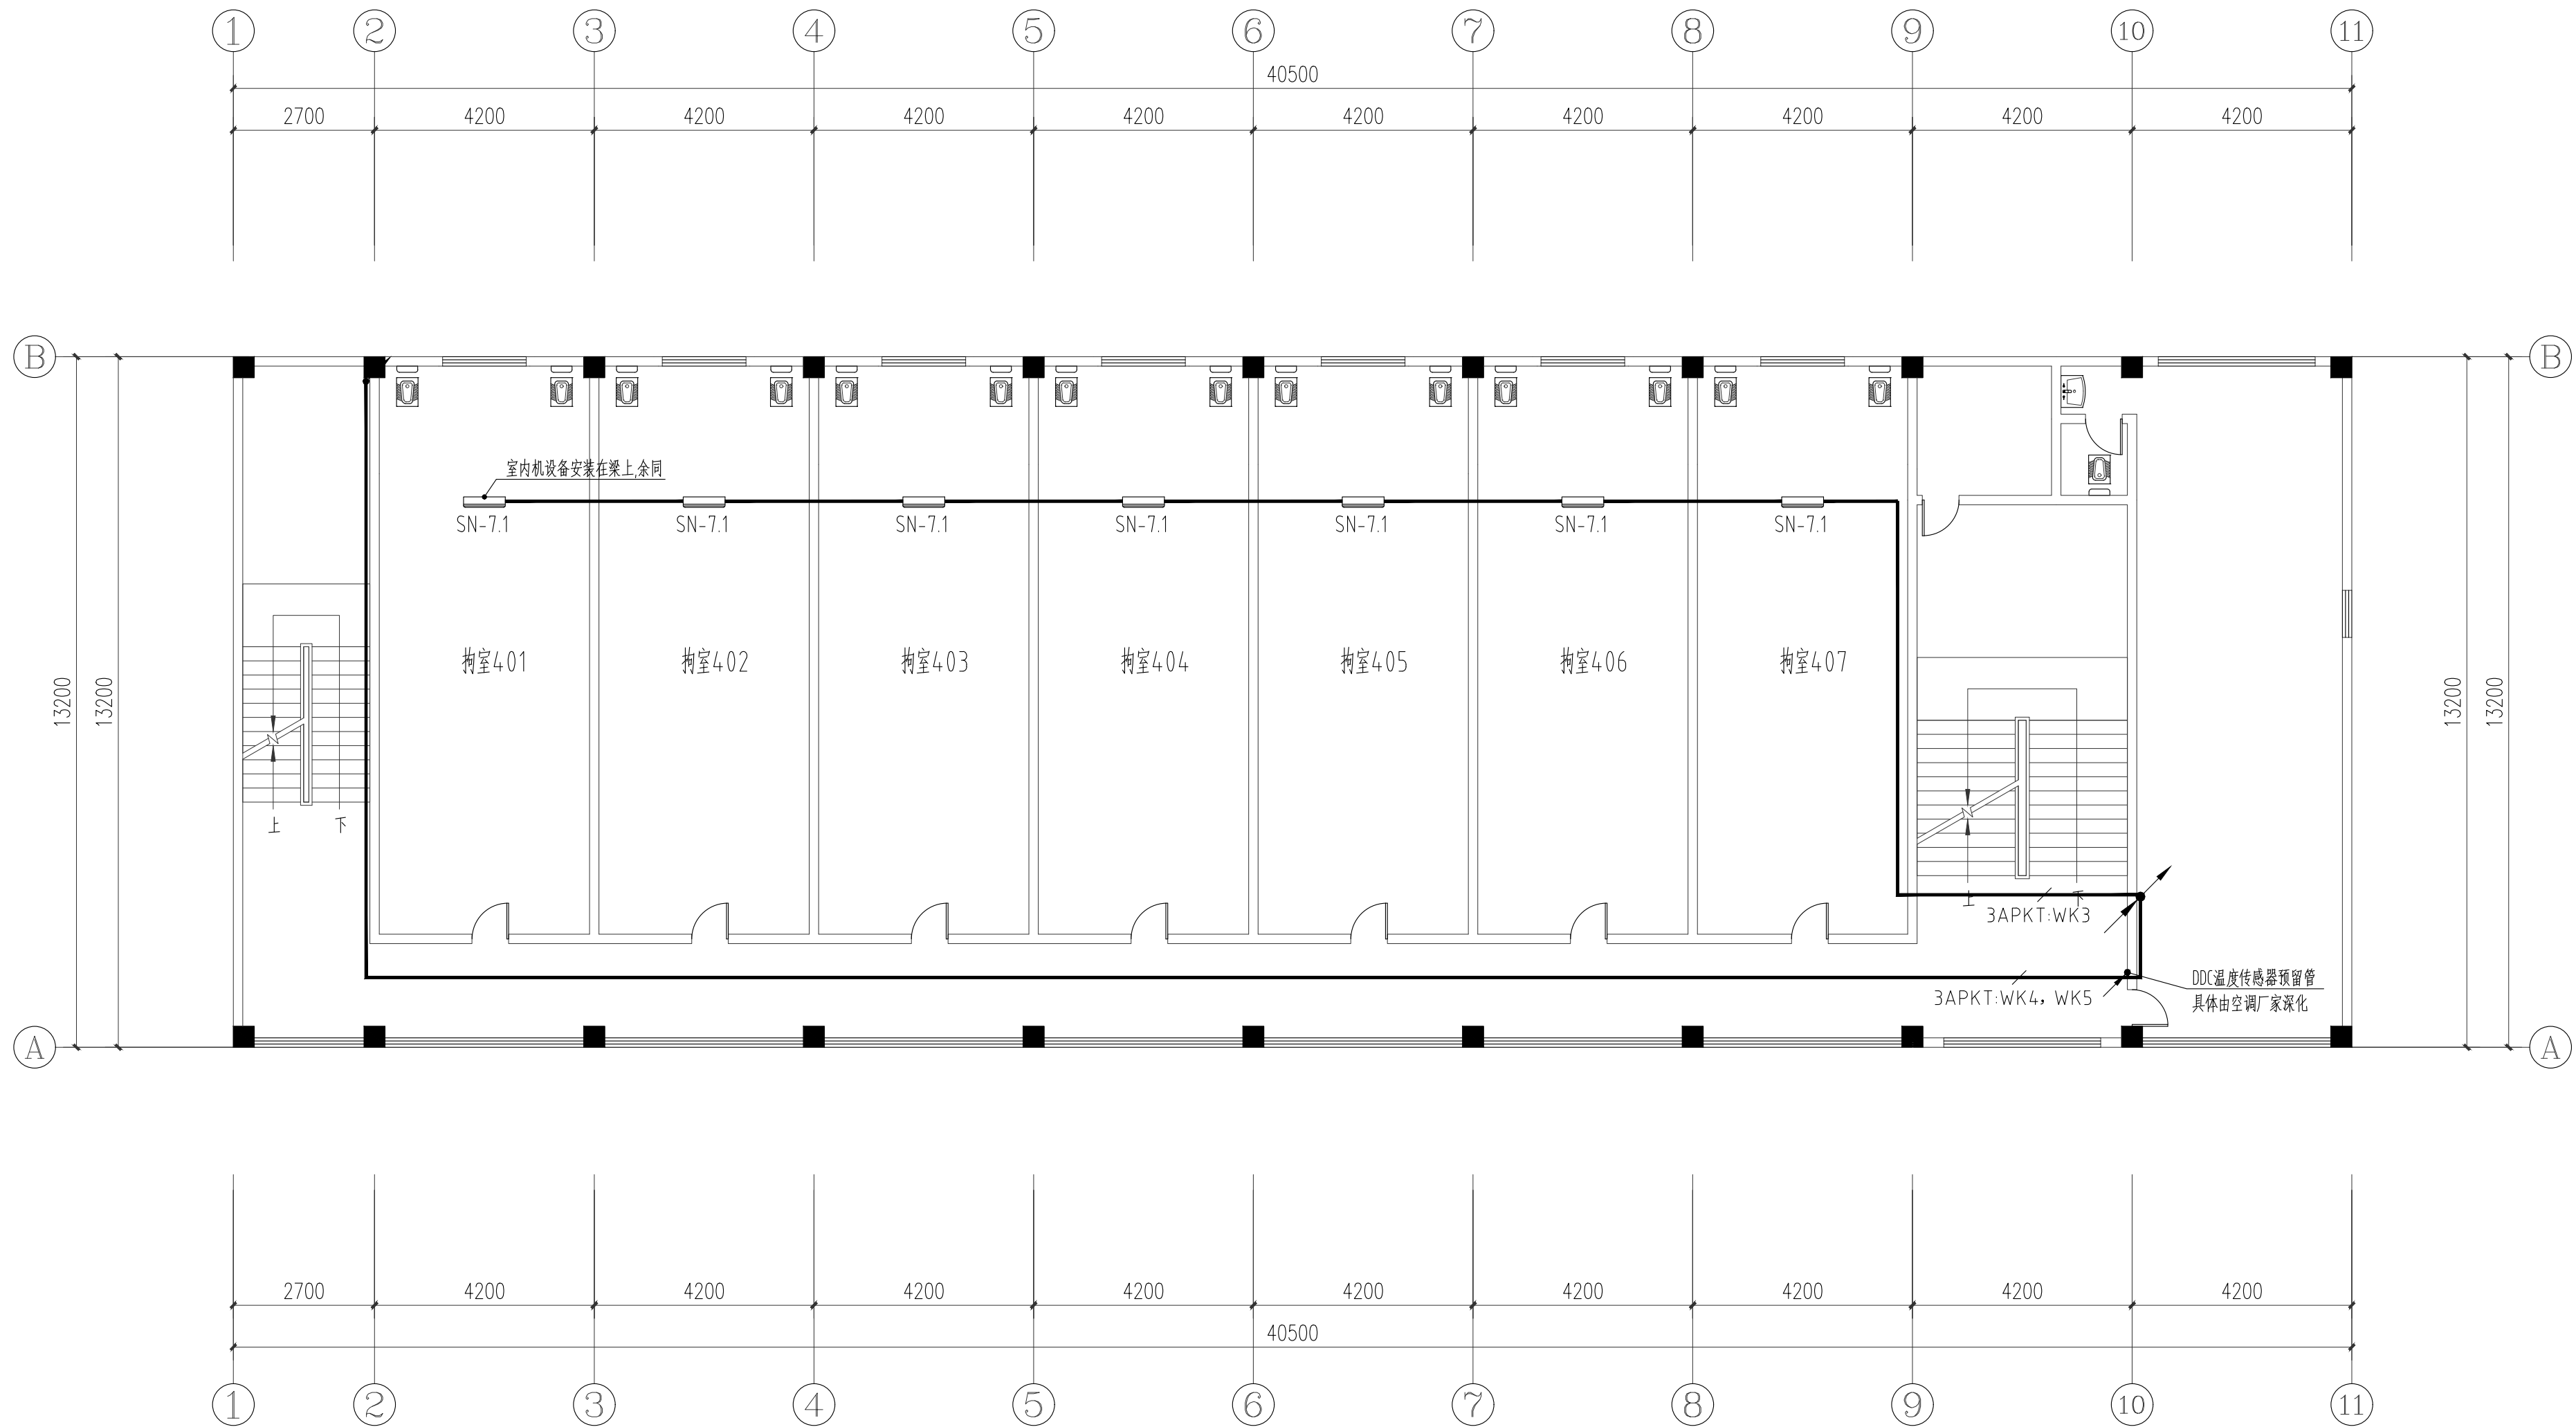

3#楼 4层空调配电平面图 1:100

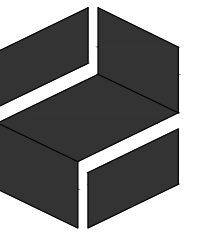

HEEWO
建筑设计甲级资质
证书号: A144010419-6/1

广东熹和工程设计有限公司
Guangdong Heewo Engineering Design Co., Ltd
广州市海珠区琶洲保利叁悦广场C塔12楼
TEL: +86 020-3195 0913

| 版次 REV. | 修改日期 Date | 修改记录 Description |
|------------|--------------|---------------------|
|------------|--------------|---------------------|

工程设计出图专用章
Stamp for Engineering Design

注册师执业专用章
Registered Seal

设计签字
Signature

| | | |
|----------------------|-----|-----|
| 审 定 Authorized By | 袁伟健 | 袁伟健 |
| 审 核 Approved By | 邓灏明 | 邓灏明 |
| 项目负责 Principal | 袁伟健 | 袁伟健 |
| 专业负责 Chief | 邓灏明 | 邓灏明 |
| 校 对 Checked By | 曹 明 | 曹明 |
| 制 图 Drawn By | 唐建洪 | 唐建洪 |
| 设 计 Design By | 唐建洪 | 唐建洪 |

| | |
|----------------|--------|
| 建设单位 Client | 中山市公安局 |
|----------------|--------|

| | |
|-------------------|------------------|
| 项目名称 Proj Name | 中山市拘留所拘室制冷设备安装工程 |
|-------------------|------------------|

| | |
|--------------------|--|
| 子项名称 Subproject | |
|--------------------|--|

| | |
|--------------------|-----------|
| 设计号 Project NO. | 19-XHN005 |
|--------------------|-----------|

| | |
|------|--|
| 图例名称 | |
|------|--|

| | |
|------------|--------------|
| 图纸名称 | 3#楼4层空调配电平面图 |
| Sheet Name | |

| | | | |
|---------------------|---------|--------------------|------|
| 版本号 Revision No. | 01 | 专 业 Discipline | 电气 |
| 日 期 Date | 2020.08 | 图 号 Drawing NO. | D-05 |
| 比 例 Scale | 1:100 | 设计阶段 Stage | 施工图 |