


专业名称	姓名	日期	专业名称	姓名	日期
建筑构造			给排水		
结构			暖通		
电气					

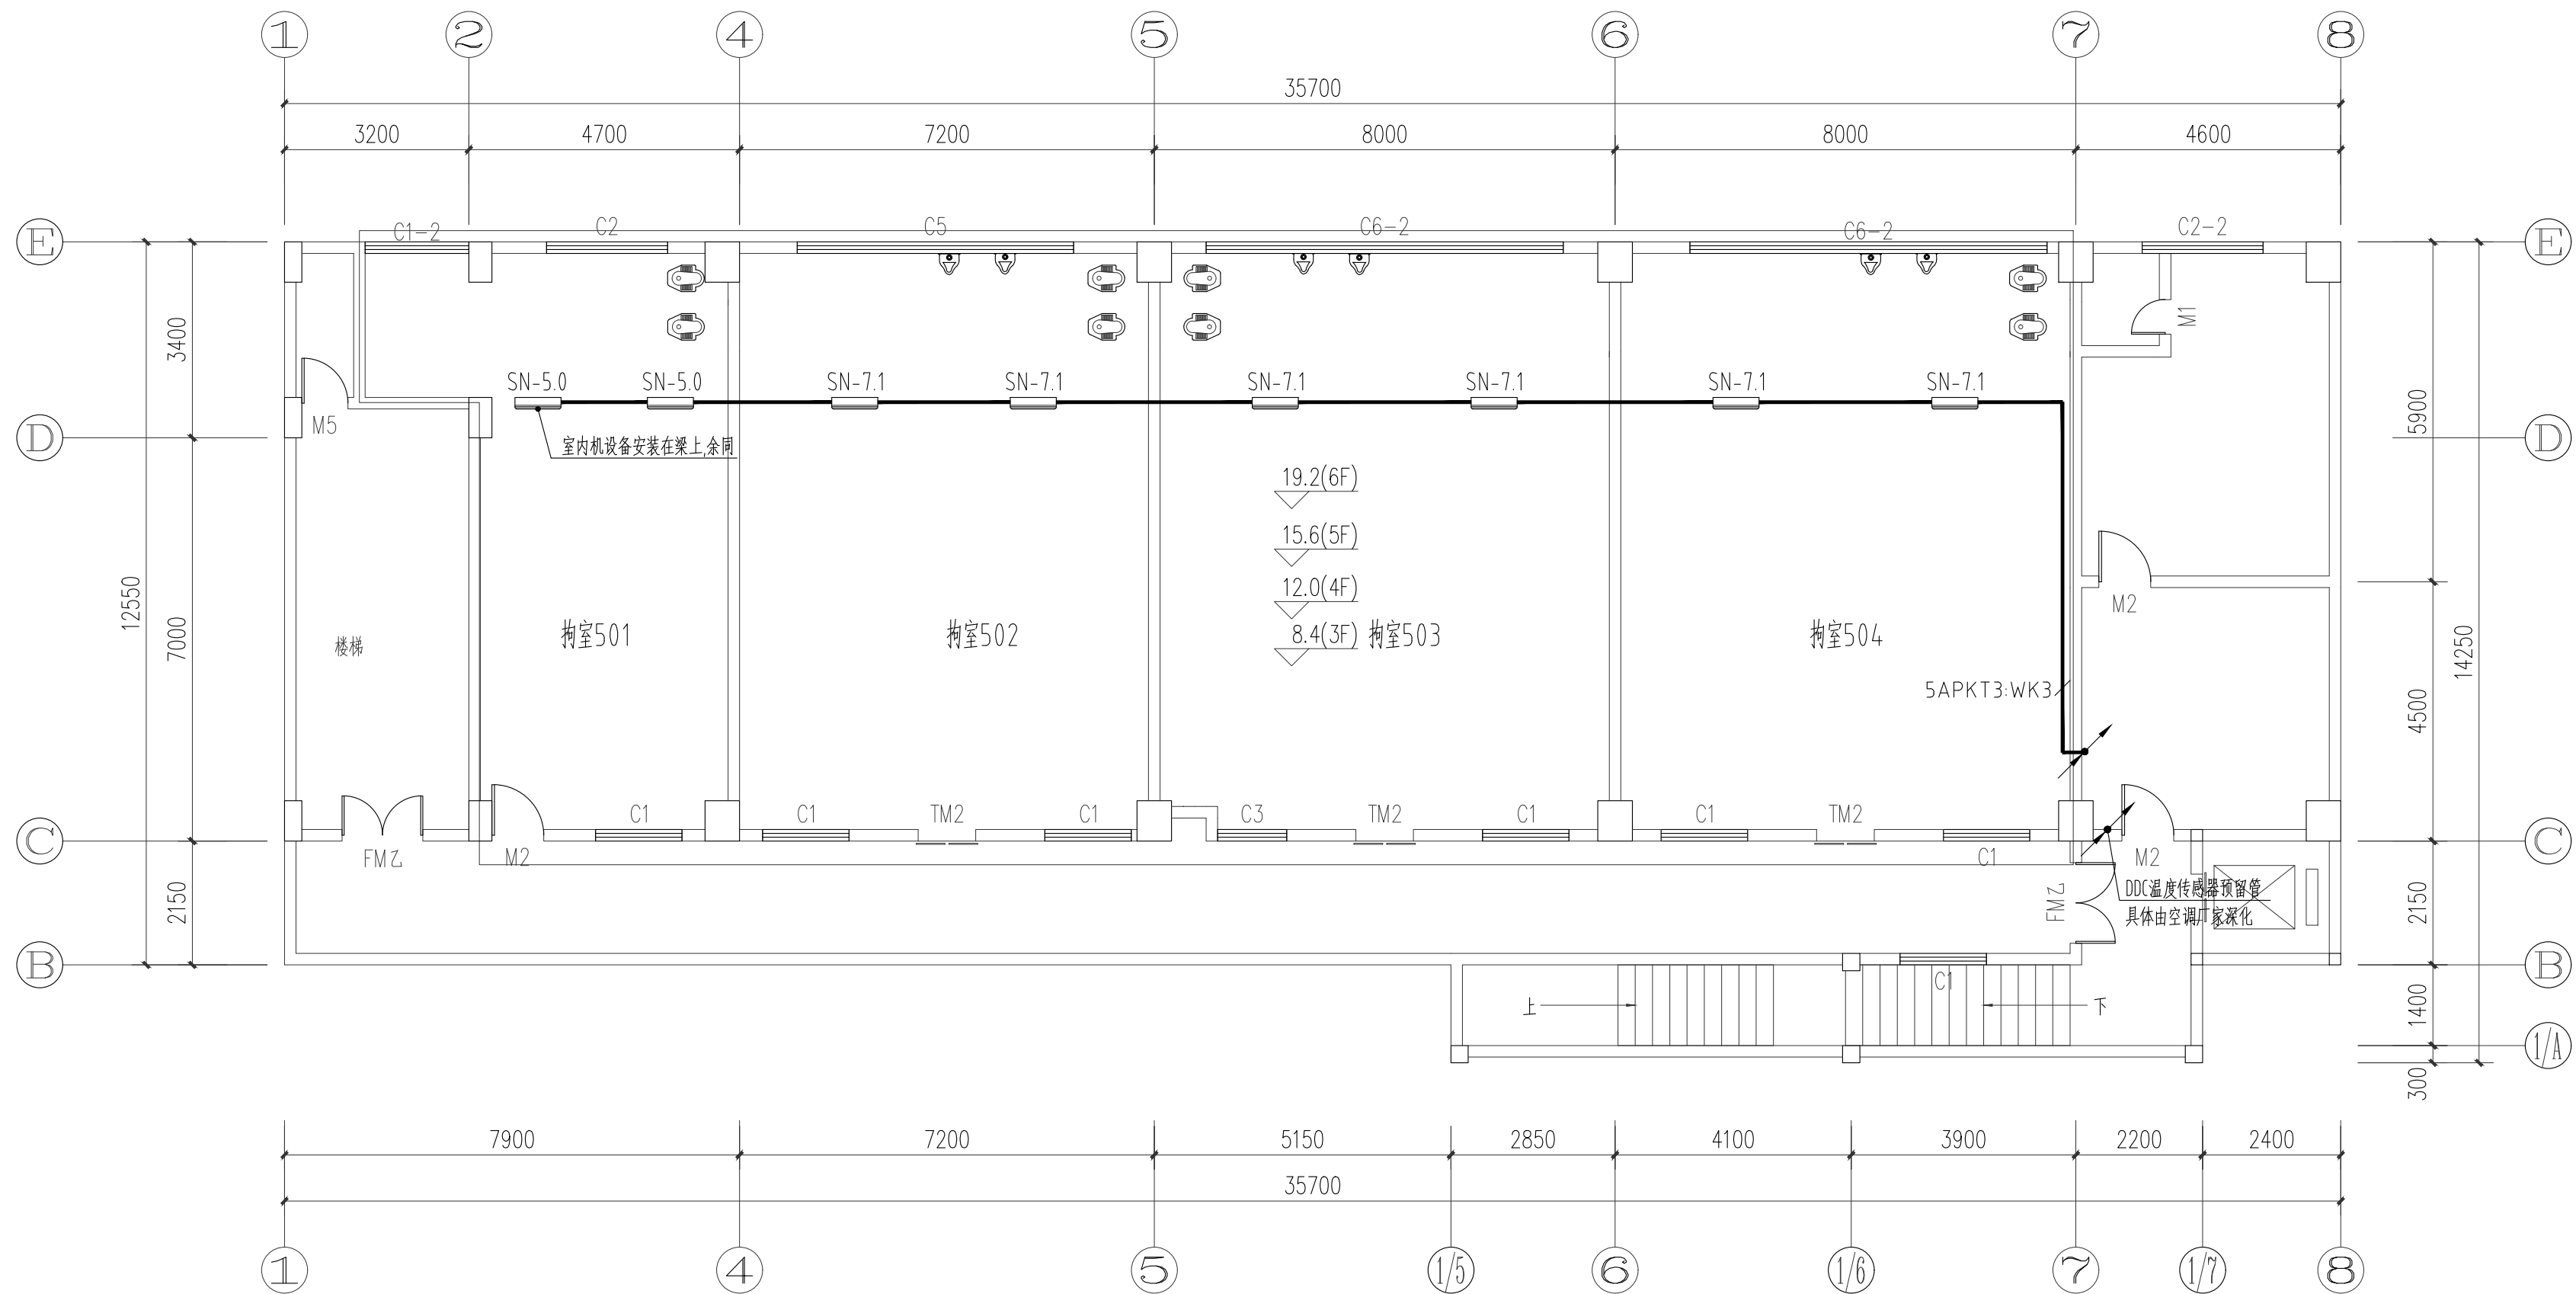

5#楼 5层空调配电平面图 1:100



建筑设计甲级资质
设计证书号：A144010419-6/1

广东熹和工程设计有限公司
Guangdong Heewo Engineering Design Co., Ltd
广州市海珠区琶洲保利叁悦广场C塔12楼
TEL: +86 020-3195 0913

版次 REV.	修改日期 Date	修改记录 Description

工程设计出图专用章
Stamp for Engineering Design

注册师执业专用章
Registered Seal

设计签
Signature

审 定 Authorized By	袁伟健	袁伟健
审 核 Approved By	邓瀚明	邓瀚明
项目负责 Principal	袁伟健	袁伟健
专业负责 Chief	邓瀚明	邓瀚明
校 对 Checked By	曹 明	曹明
制 图 Drawn By	唐建洪	唐建洪
设 计 Design By	唐建洪	唐建洪

建设单位 Client	中山市公安局
----------------	--------

项目名称 Proj Name	中山市拘留所拘室制冷设备安装工程
-------------------	------------------

子项名称 Subproject	
--------------------	--

设计号 Project NO.	19-XHN005
--------------------	-----------

图纸名称 Sheet Name	5#楼5层空调配电平面图
--------------------	--------------

版本号 Revision No.	01	专 业 Discipline	电气
日 期 Date	2020.08	图 号 Drawing NO.	D-11
比 例 Scale	1:100	设计阶段 Stage	施工图